

MAPA DO CELÓW PROJEKTOWYCH

działek nr 556, 564/2 oraz części działek nr 557/1, 564/1 i 559 położonych w Mogielnicy gm. Mogielnica, pow. grójecki woj. mazowieckie
skala 1:1000


GENERTIA UPRZEMOŚNIOWA
ul. Piłsudskiego 35A
05-800 Giegiel, ul. Szymanowska 8
tel. 664 73-31, 0604-42430

Mapa aktualna w granicach oznaczenia zasiedlenia

Wszelkie trwałe obiekty budowlane podlegają wykreśleniu przez jednolity wykonawstwo geodezyjnego lub geodetę uprawnionego.

Nie wyklucza się istnienia w terenie również urządzeń podziemnych, dla których brak było informacji branżowych i nie zostały odnotowane w terenie w czasie inwentaryzacji geodezyjnej.

Przedstawiona sytuacja na mapie jest zgodna ze stanem faktycznym na gruncie na dzień 03-11-2006r. Kopia mapy jest zgodna z oryginałem 283 133 193

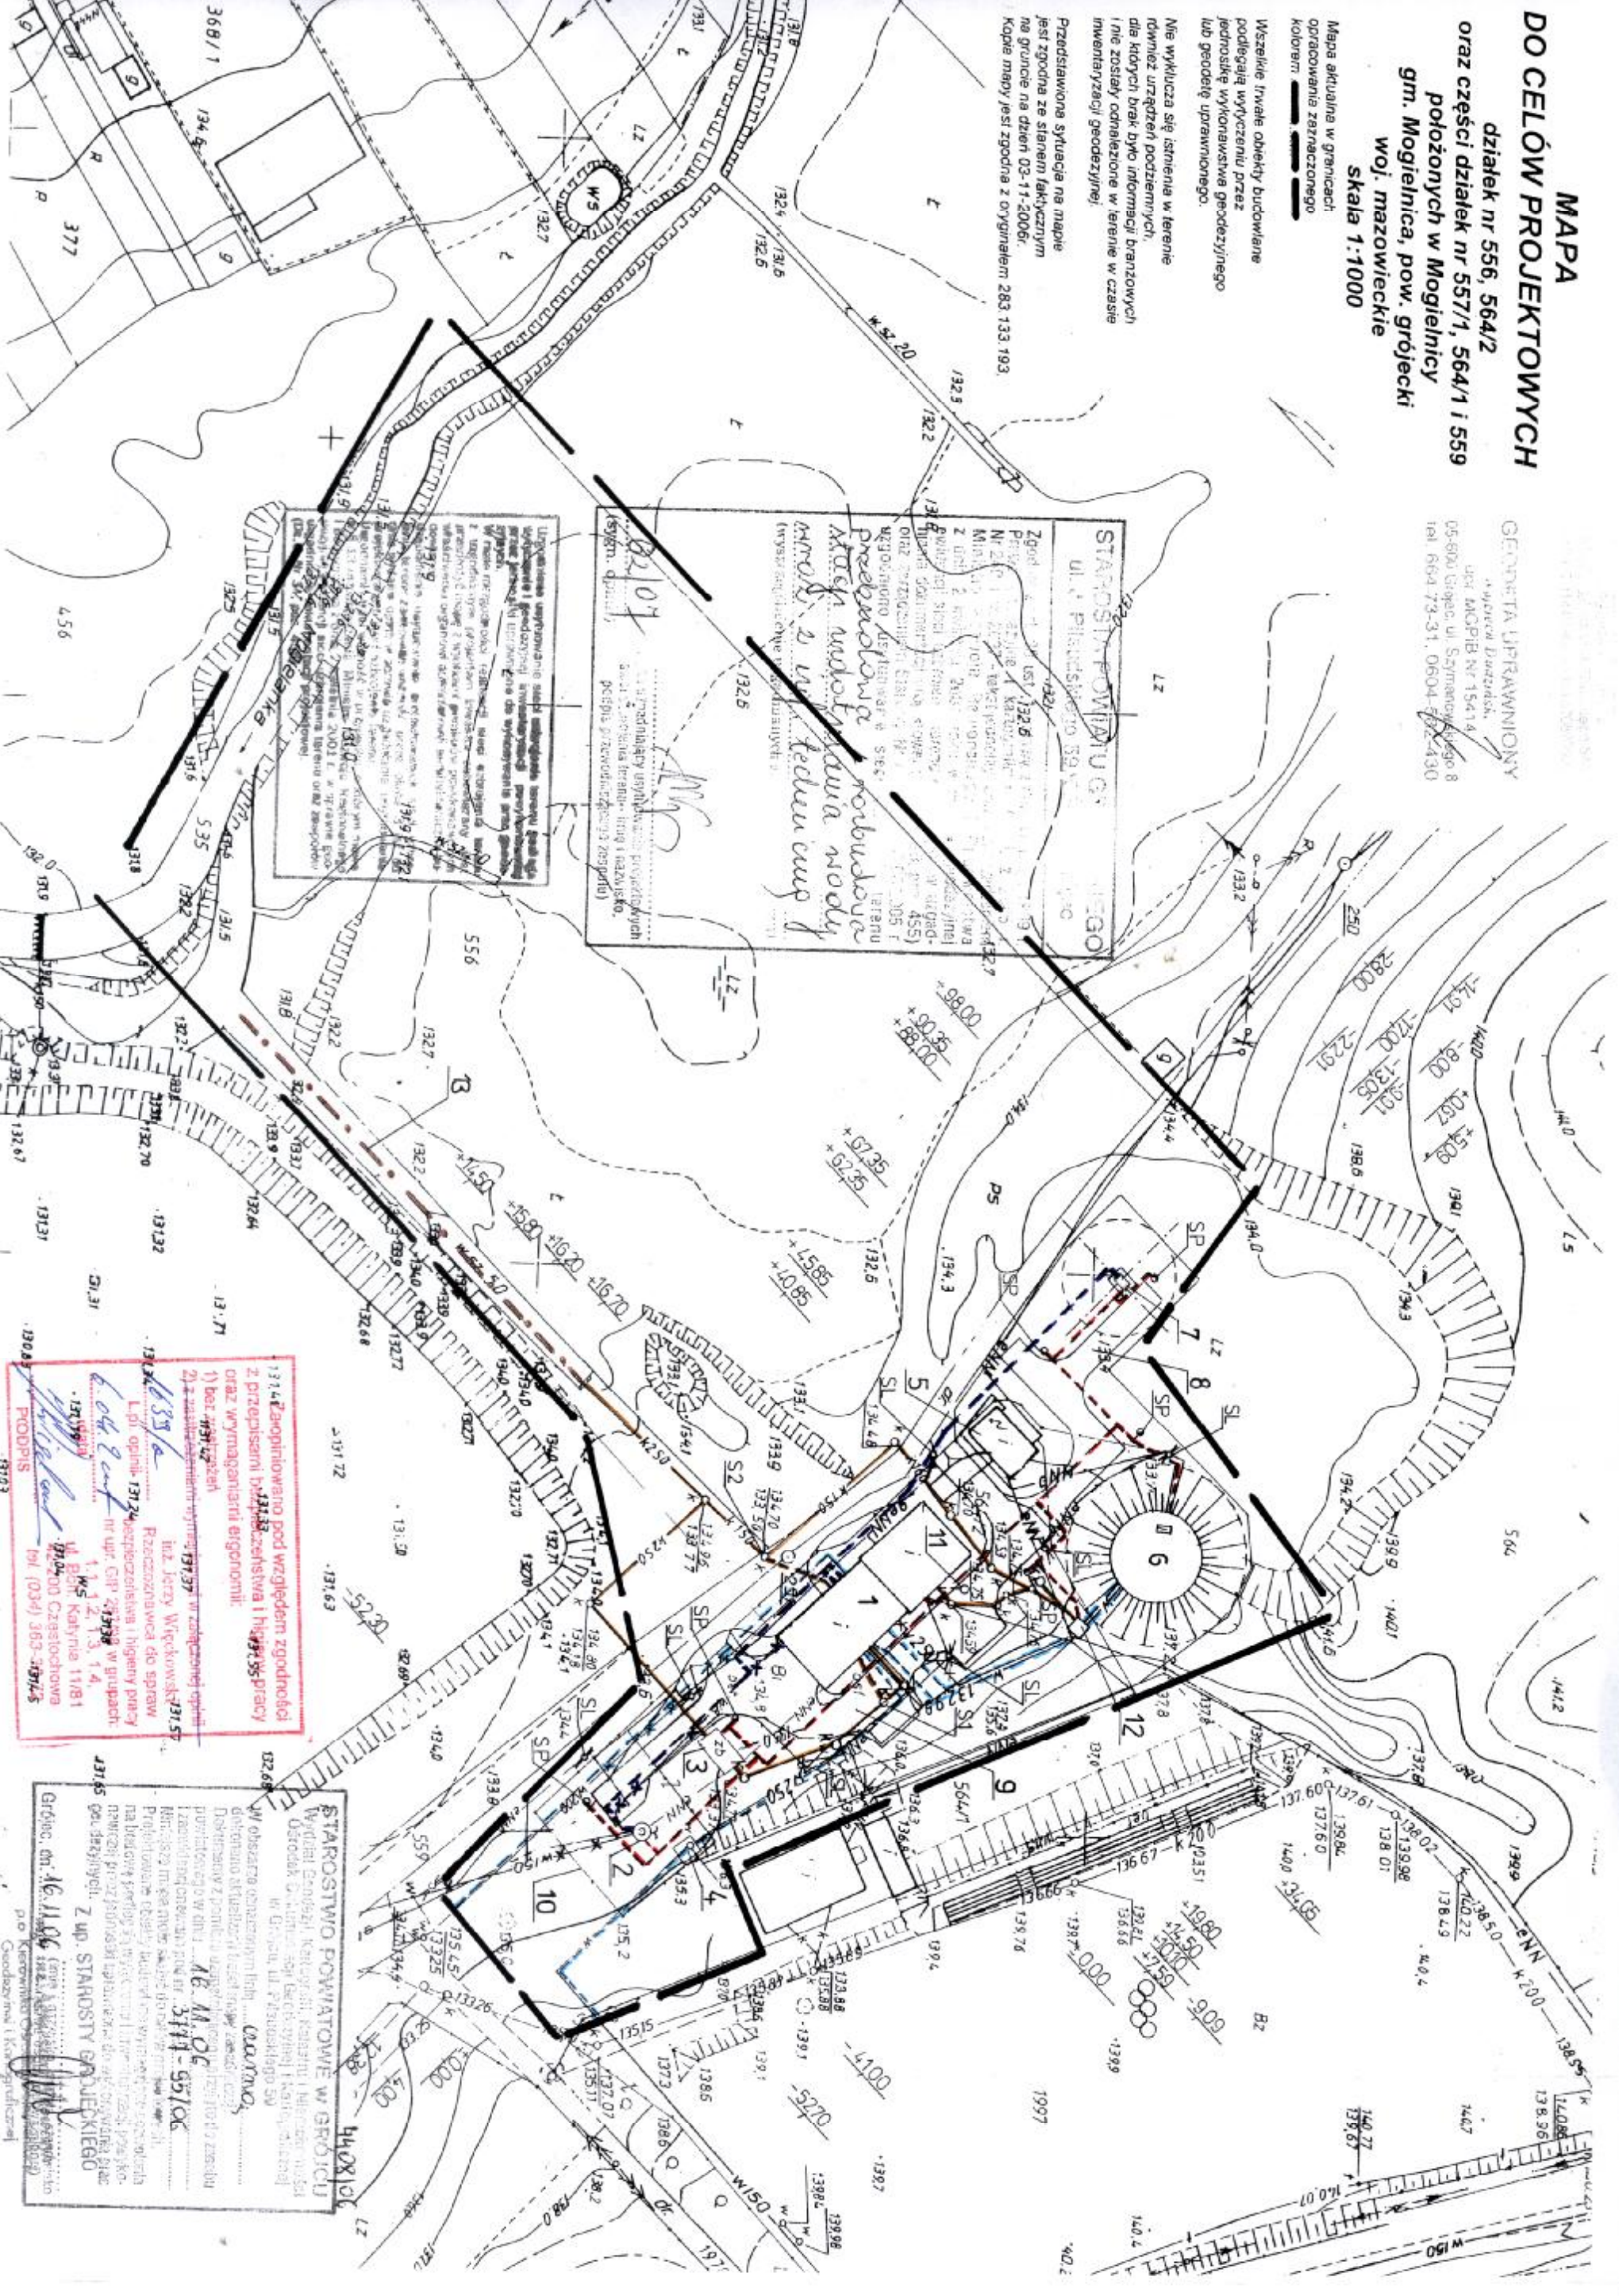

1) Rozplanowanie pod względem zgodności z przepisami technicznymi i higienicznymi z załącznikami nr 1-4.
2) z załącznikami nr 1-4.
3) z załącznikami nr 1-4.
4) z załącznikami nr 1-4.
5) z załącznikami nr 1-4.
6) z załącznikami nr 1-4.
7) z załącznikami nr 1-4.
8) z załącznikami nr 1-4.
9) z załącznikami nr 1-4.
10) z załącznikami nr 1-4.
11) z załącznikami nr 1-4.
12) z załącznikami nr 1-4.
13) z załącznikami nr 1-4.
14) z załącznikami nr 1-4.
15) z załącznikami nr 1-4.
16) z załącznikami nr 1-4.
17) z załącznikami nr 1-4.
18) z załącznikami nr 1-4.
19) z załącznikami nr 1-4.
20) z załącznikami nr 1-4.

Starostwo Powiatowe w Grodźcu
Wydział Spraw Kwateronowych, Inwestycyjnych i Budowlanych
ul. Wolności 10
05-800 Grodziec
tel. 664 73-31, 0604-42430
fax 664 73-32, 0604-42431
e-mail: biuro@starostwo.grodziec.pl
www.starostwo.grodziec.pl

**PLAN ZAGOSPODAROWANIA TERENU
SUV MOGIELNICA**
skala 1:1000

ZNACZENIA:

1. IStN. BUDYNEK SUW
2. IStN. STUDNIA GŁĘBINOWA
3. IStN. Odstojnik wód powierzchniowych
4. IStN. Koryta odprowadzające do likwidacji
5. IStN. STACJA TRAFO WRAZ Z IStN. PODWIEŻCZENIEM AGREGATU
6. IStN. ZBIORNIK MAGAZYNOWY WODY
7. PROJ. STUDNIA GŁĘBINOWA
8. PROJ. DROGA WEWNĘTRZNA
9. IStN. DROGA WEWNĘTRZNA DO PRZEBUDOWY
10. IStN. OGRÓDZENIE DO PRZEBUDOWY
11. PROJ. STUDZIENKA NEUTRALIZATORA ŚCIEKÓW CHEMICZNYCH
12. IStN. KOMORA ZASUW
13. PROJ. KORYTO ODWADNIAJĄCE
- SI – PROJ. STUDZIENKA KANALIZACJI WÓD POPRZECIAGOWYCH
- S2 – IStN. STUDZIENKA KANALIZACJI WÓD POPRZECIAGOWYCH
- SP – PROJ. LAMPY
- SL – LIKWIDOWANA LAMPY

- IStN. RURIORAG WODY UZDARNICZAJĄCEJ (produkt z wyimparowania)
- IStN. RURIORAG WODY SUROWEJ DO LIKWIDACJI
- IStN. RURIORAG WODY UZDARNICZEJ DO LIKWIDACJI
- IStN. KANALIZACJA
- PROJ. KANALIZACJA
- PROJ. RURIORAG WODY SUROWEJ
- PROJ. RURIORAG WODY UZDARNICZEJ
- PROJ. KORYTO ODWADNIAJĄCE
- PROJ. KABELE ZASILAJĄCE I STEROWNICZE

Europejski Inżynier
Andrzej Kowalczyk
ul. Piłsudskiego 35A
05-800 Giegiel
tel. 664 73-31, 0604-42430
fax 664 73-32, 0604-42431
e-mail: biuro@genertia.pl
www.genertia.pl

DYNAMIK FILTR

Zakład Urządzeń Inżynierskich Sankom
ul. Wolności 10
05-800 Grodziec
tel. 664 73-31, 0604-42430
fax 664 73-32, 0604-42431
e-mail: biuro@sankom.pl
www.sankom.pl

ZADANIE: PRZEPROJEKTOWANIE I ROZBUDOWA SIECI UZDARNIAJĄCYCH WÓD W MIEJSCOWOŚCI KWERONOWA INW. Z INWENTURYJNYMI
ROZMIESZCZENIAMI – PROJEKT ZAGOSPODAROWANIA TERENU

OBIEKT: SIEĆ UZDARNIAJĄCYCH WÓD W KWERONOWIE
INWESTOR: URZĄD GMINY I MIEJSCOWOŚCI KWERONOWA INW. Z INWENTURYJNYMI
OS. 640 KWERONOWA INW. Z INWENTURYJNYMI

NAZWA PRACOWNI: PLAN ZAGOSPODAROWANIA TERENU

PROJEKTOWAŁ: mgr inż. Andrzej Kowalczyk

WYKONAŁ: mgr inż. Andrzej Kowalczyk

WZBUDZIŁ: mgr inż. Andrzej Kowalczyk

WYKONAŁ: mgr inż. Andrzej Kowalczyk

WZBUDZIŁ: mgr inż. Andrzej Kowalczyk

1:1000

P.B.

1:1000

P21-1