


BUDYNEK TECHNOLOGICZNO-SOCJALNY
URZĄDZENIE PIORUNOCHRONNE
SKALA 1:100

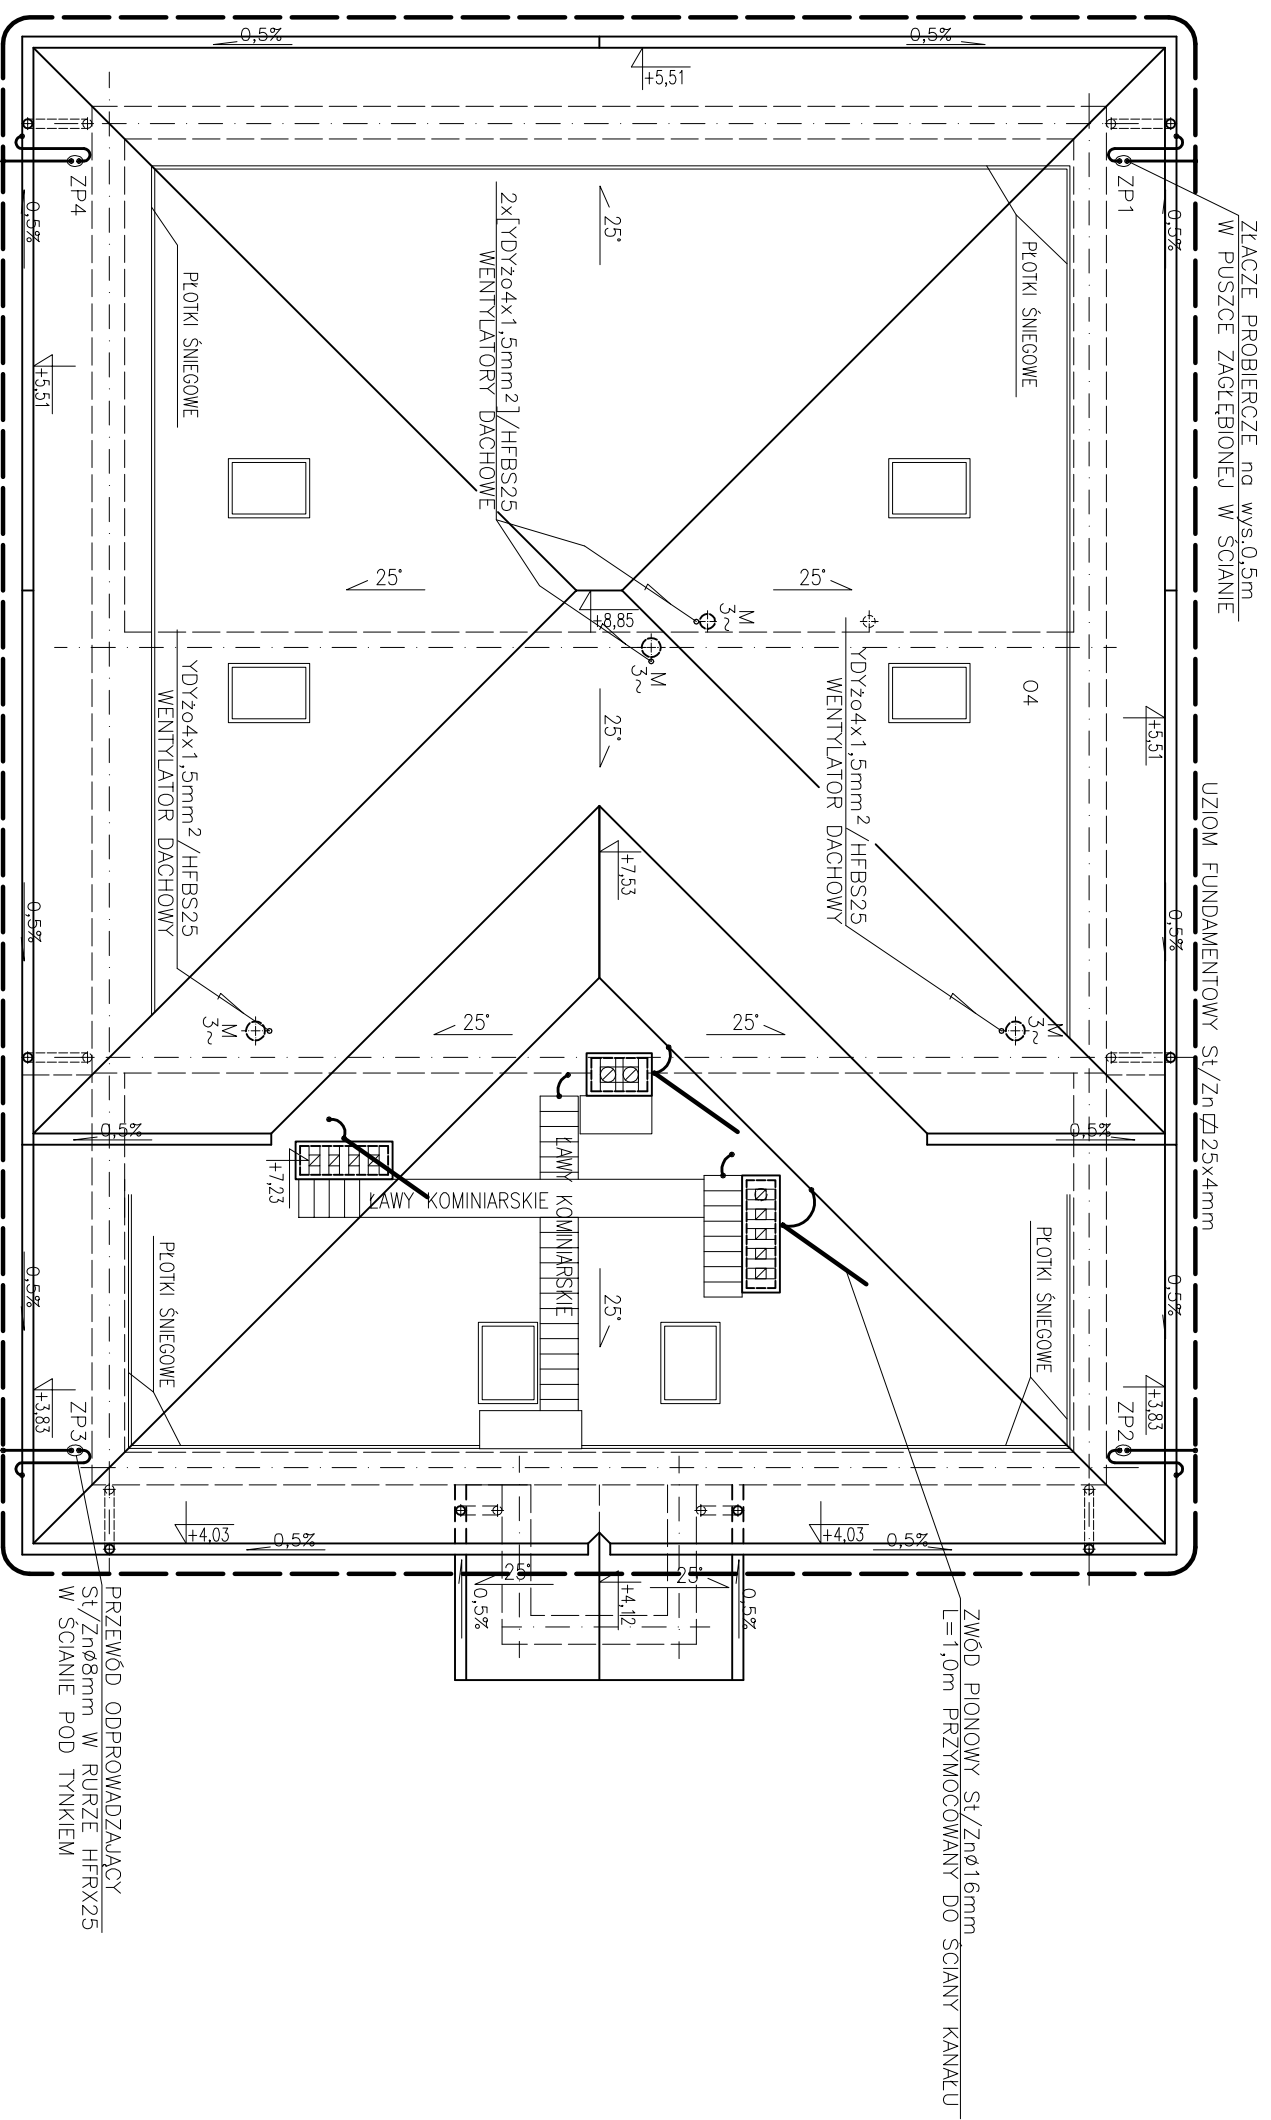

UWAGA: INSTALACJĘ PIORUNOCHRONNĄ WYKONAĆ ZGODNIE
Z OPISEM PKT.12

NOSAN		Zakład	Nr rys.
KIELCE		Projektowo – Usługowy	30
ROZBUDOWA I MODERNIZACJA OCZYSZCZALNI ŚCIEKÓW KOMUNALNYCH W MOGIELNICY		Ochrony Środowiska	Skalaz:
PROJEKT WEWNĘTRZNYCH LINII KABLOWYCH ZASILAJĄCYCH STEROWNICZYCH I OŚWIETLENIA TERENU			1:100
Tytuł rys.		BUDYNEK TECHNOLOGICZNO SOCJALNY -RZUT DACHU	
URZĄDZENIE PIORUNOCHRONNE			
Projektował		inż. MAREK CZWARTOSZ	Data
Opracował		mgr inż. PAWEŁ TKACZEWSKI	09.2005
Sprawdził		mgr inż. MICHAŁ ŁAPIŃSKI	09.2005
			Podpis