


WIATA OSADU  
 INSTALACJE ELEKTRYCZNE  
 SKALA 1:100

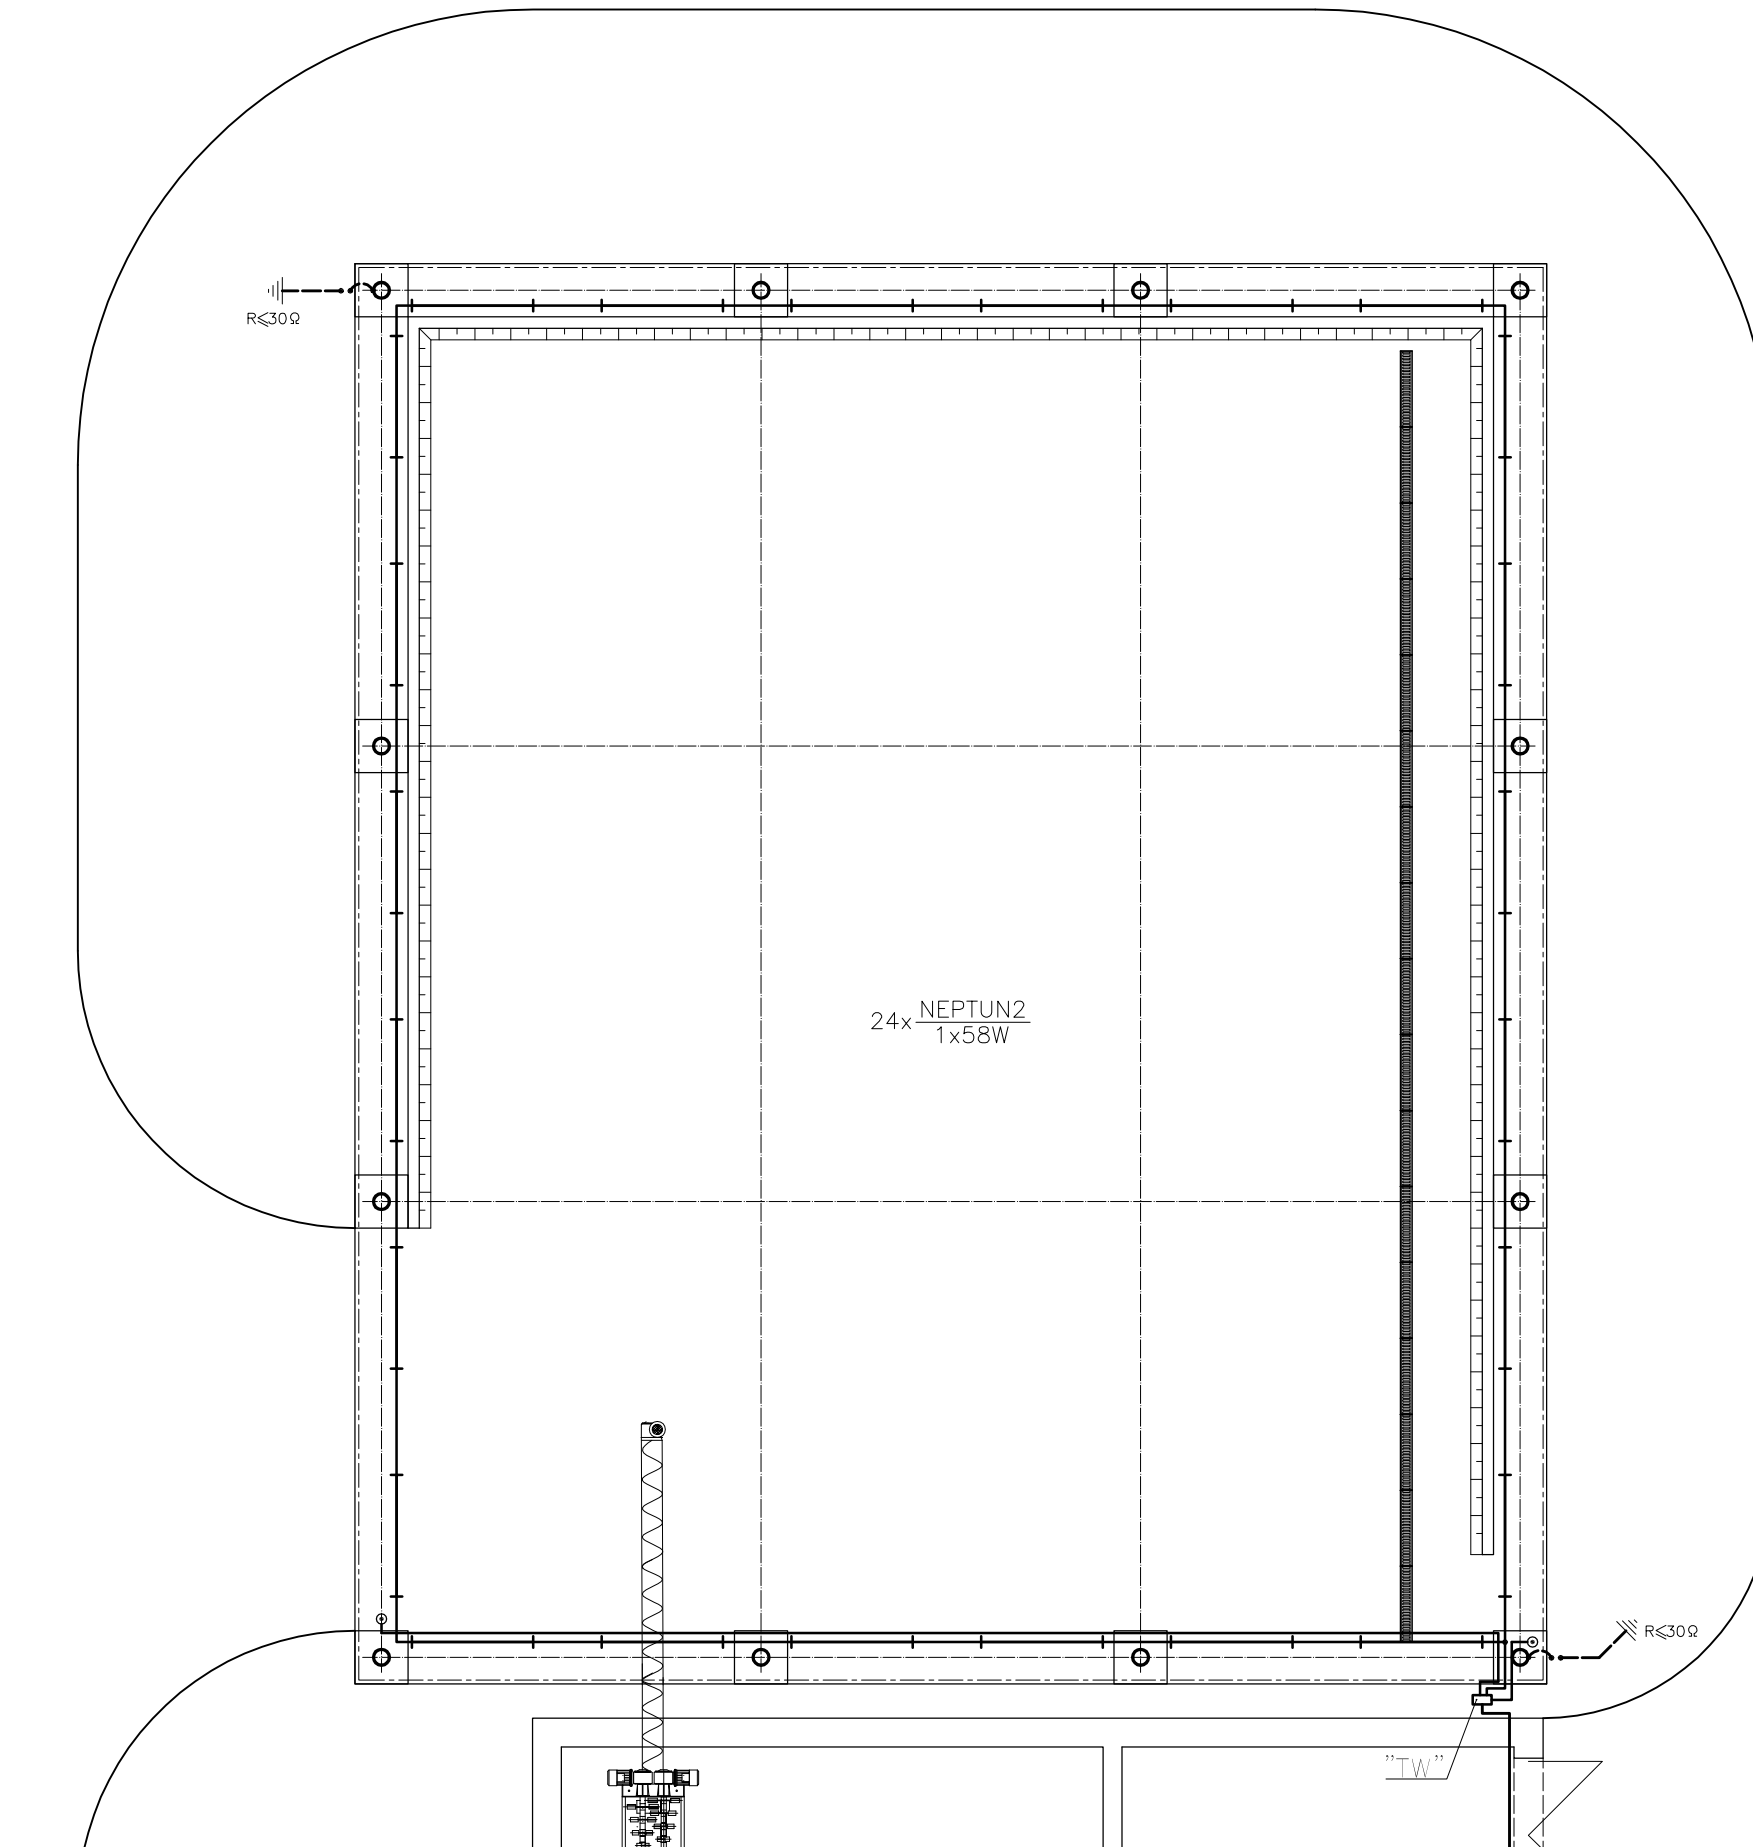

UWAGA: Oprawy oświetleniowe instalować do środka belki dwuteowej od wewnętrznej strony.  
 Przewody oświetleniowe wiaty wyprowadzić wzdłuż dwuteownika.  
 UWAGA: Oprawy oświetleniowe instalować do środka belki dwuteowej. Przewody od tablicy "TW" do belki konstrukcyjnej oraz pionowe odcinki do przycisków ostaniać rurami RLHF22

Układ wewnętrznych instalacji "TN-S"

 KIELCE		Zakład Projektowo – Usługowy		Nr rys. <b>31</b>
		Ochrony Środowiska		Skala: <b>1:100</b>
Obiekt	ROZBUDOWA I MODERNIZACJA OCZYSZCZALNI ŚCIEKÓW KOMUNALNYCH W MOGIELNICY			
Projekt	PROJEKT WEWNĘTRZNYCH LINII KABLOWYCH ZASILAJĄCYCH STEROWNICZYCH I OŚWIETLENIA TERENU			
Tytuł rys.	WIATA OSADU - INSTALACJE ELEKTRYCZNE			
Projektował	inż. MAREK CZWARTOSZ	Nr upr. KL-186/94	Data 09.2005	Podpis
Poradował	mgr inż. PAWEŁ TKACZEWSKI	-	09.2005	
Sprawdził	mgr inż. MICHAŁ ŁAPIŃSKI	180/KL/72	09.2005	