


STACJA DMUCHAW II°
 INSTALACJE ELEKTRYCZNE
 SKALA 1:50

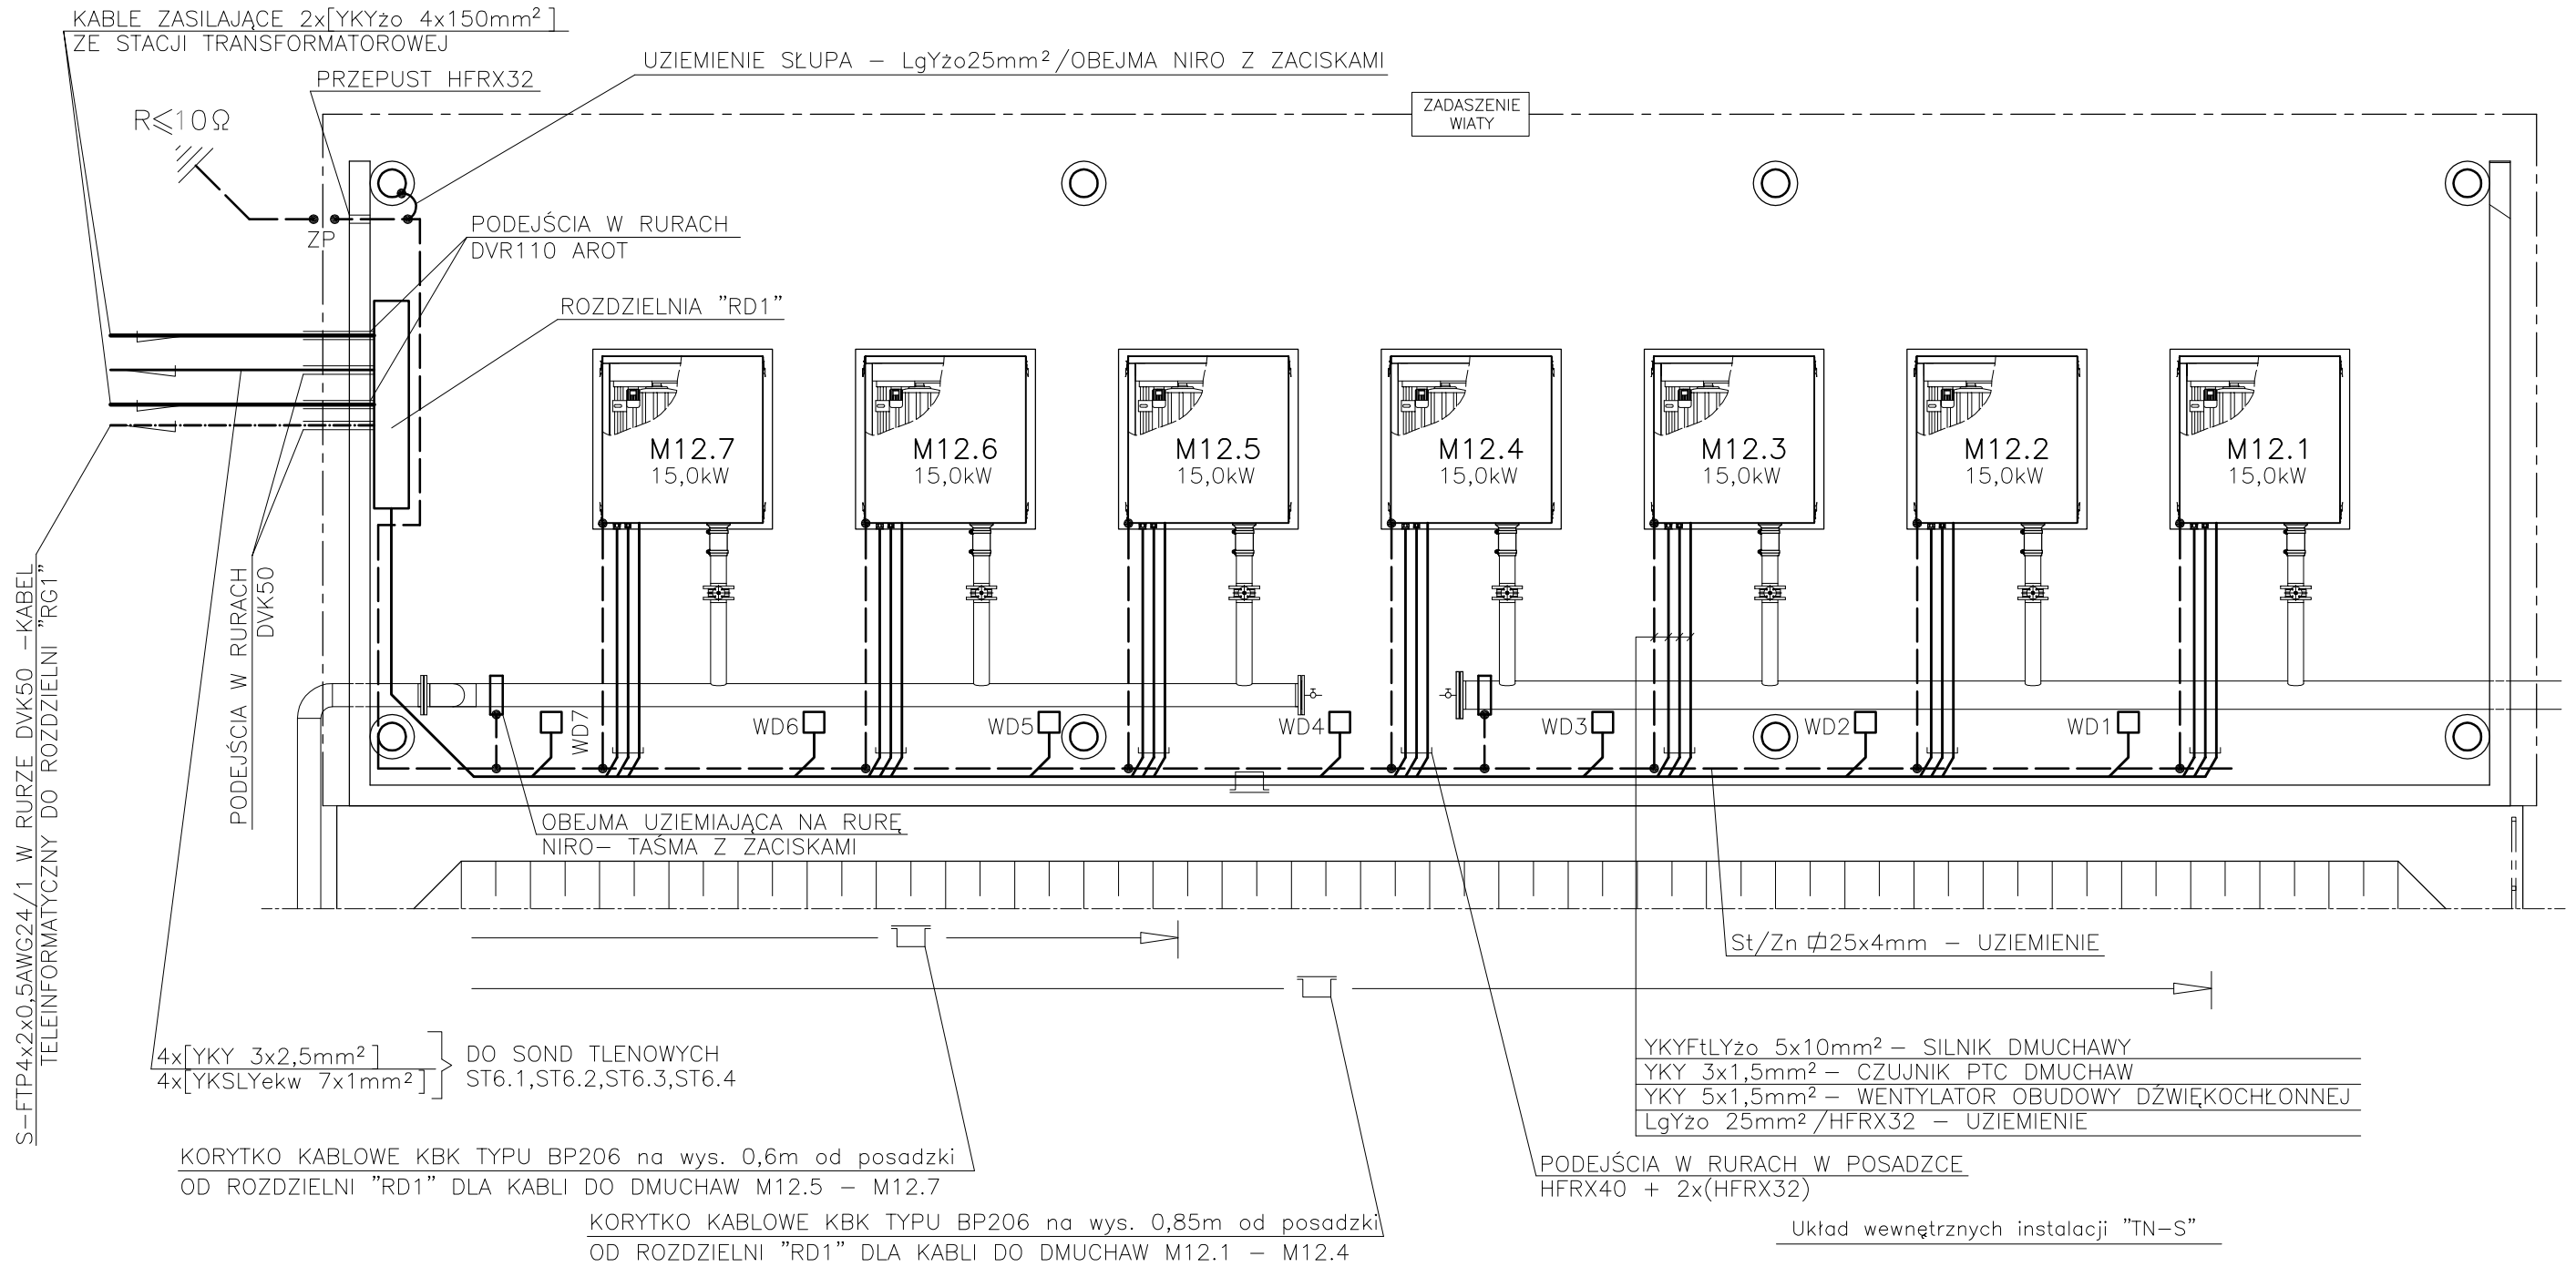

<p>KIELCE</p>	Zakład Projektowo – Usługowy Ochrony Środowiska		Nr rys. 32 Skala: 1:50
	Obiekt: ROZBUDOWA I MODERNIZACJA OCZYSZCZALNI ŚCIEKÓW KOMUNALNYCH W MOGIELNICY Projekt: PROJEKT WEWNĘTRZNYCH LINII KABLOWYCH ZASILAJĄCYCH STEROWNICZYCH I OŚWIETLENIA TERENU Tytuł rys.: STACJA DMUCHAW II° - INSTALACJE ELEKTRYCZNE, OŚWIETLENIE		
Projektował	inż. MAREK CZWARTOSZ	Nr upr. KL-186/94	Data 09.2005
Poradcał	mgr inż. PAWEŁ TKACZEWSKI	-	09.2005
Sprawił	mgr inż. MICHAŁ ŁAPIŃSKI	180/KL/72	09.2005