


STACJA DMUCHAW I°
 INSTALACJE ELEKTRYCZNE – OŚWIETLENIE
 SKALA 1:50

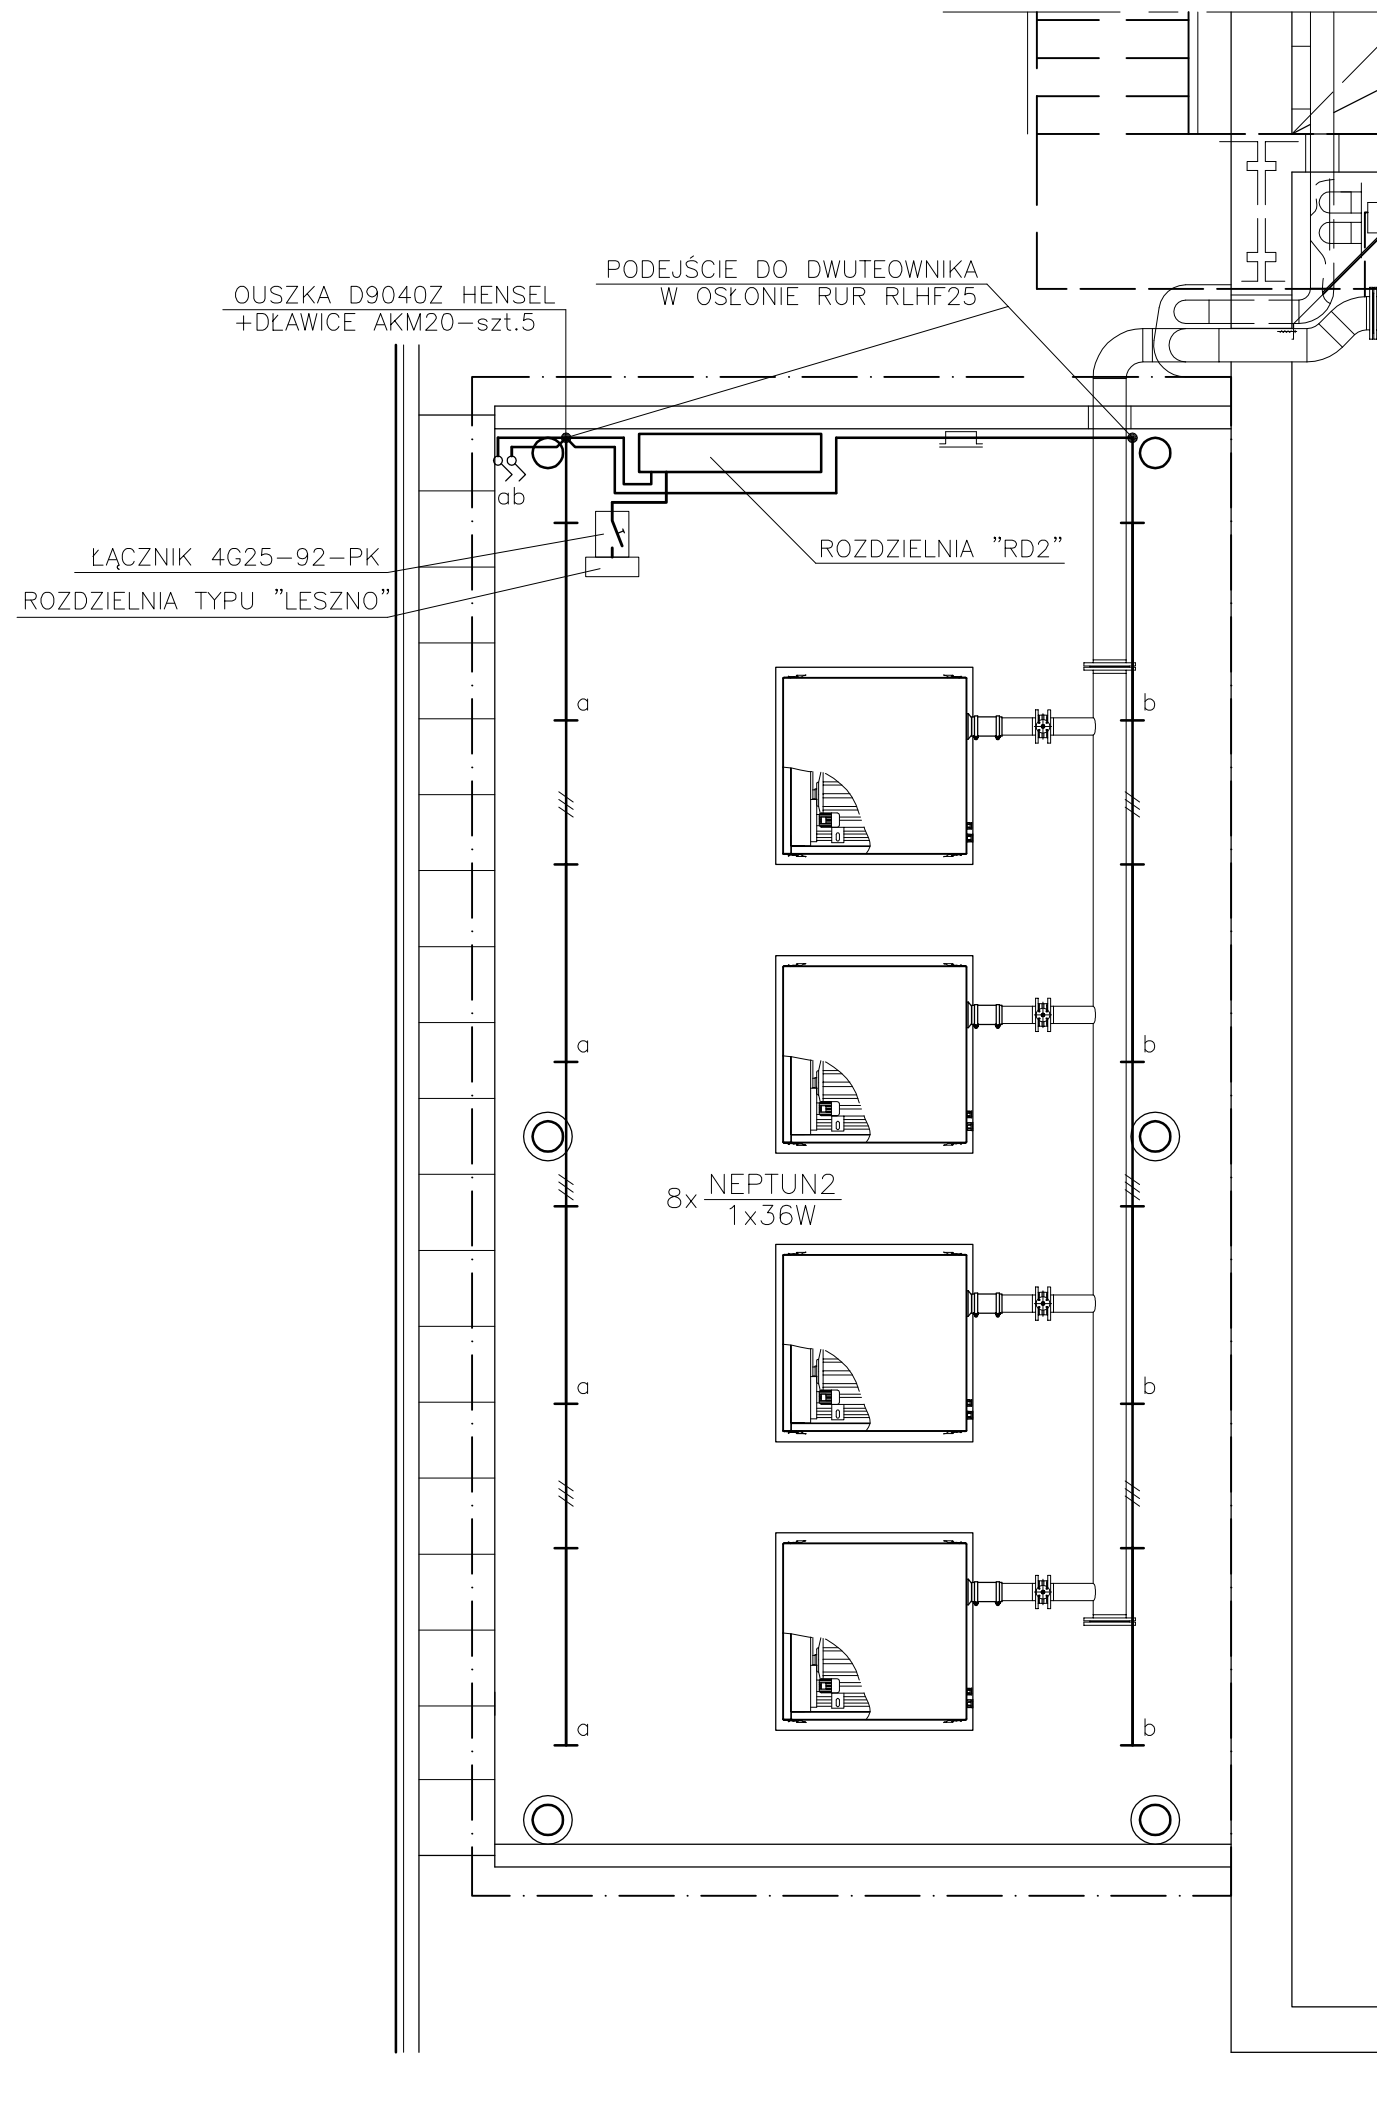

UWAGA: Oprawy oświetleniowe instalować do środka belki dwuteowej od wewnętrznej strony.
 Przewody oświetleniowe wiaty rozprowadzić wzdłuż dwuteownika.

Układ wewnętrznych instalacji "TN-S"

 KIELCE		Zakład Projektowo – Usługowy Ochrony Środowiska		Nr rys. 35 Skala: 1:50
		Obiekt ROZBUDOWA I MODERNIZACJA OCZYSZCZALNI ŚCIEKÓW KOMUNALNYCH W MOGIELNICY		
Projekt PROJEKT WEWNĘTRZNYCH LINII KABLOWYCH ZASILAJĄCYCH STEROWNICZYCH I OŚWIETLENIA TERENU				
Tytuł rys. STACJA DMUCHAW I° - INSTALACJE ELEKTRYCZNE, OŚWIETLENIE				
Projektował	inż. MAREK CZWARTOSZ	Nr upr. KL-186/94	Data 09.2005	Podpis
Poradował	mgr inż. PAWEŁ TKACZEWSKI	-	09.2005	
Sprawił	mgr inż. MICHAŁ ŁAPIŃSKI	180/KL/72	09.2005	