


ISTNIEJĄCY BUDYNEK TECHNICZNY  
 INSTALACJE ELEKTRYCZNE  
 SKALA 1:50

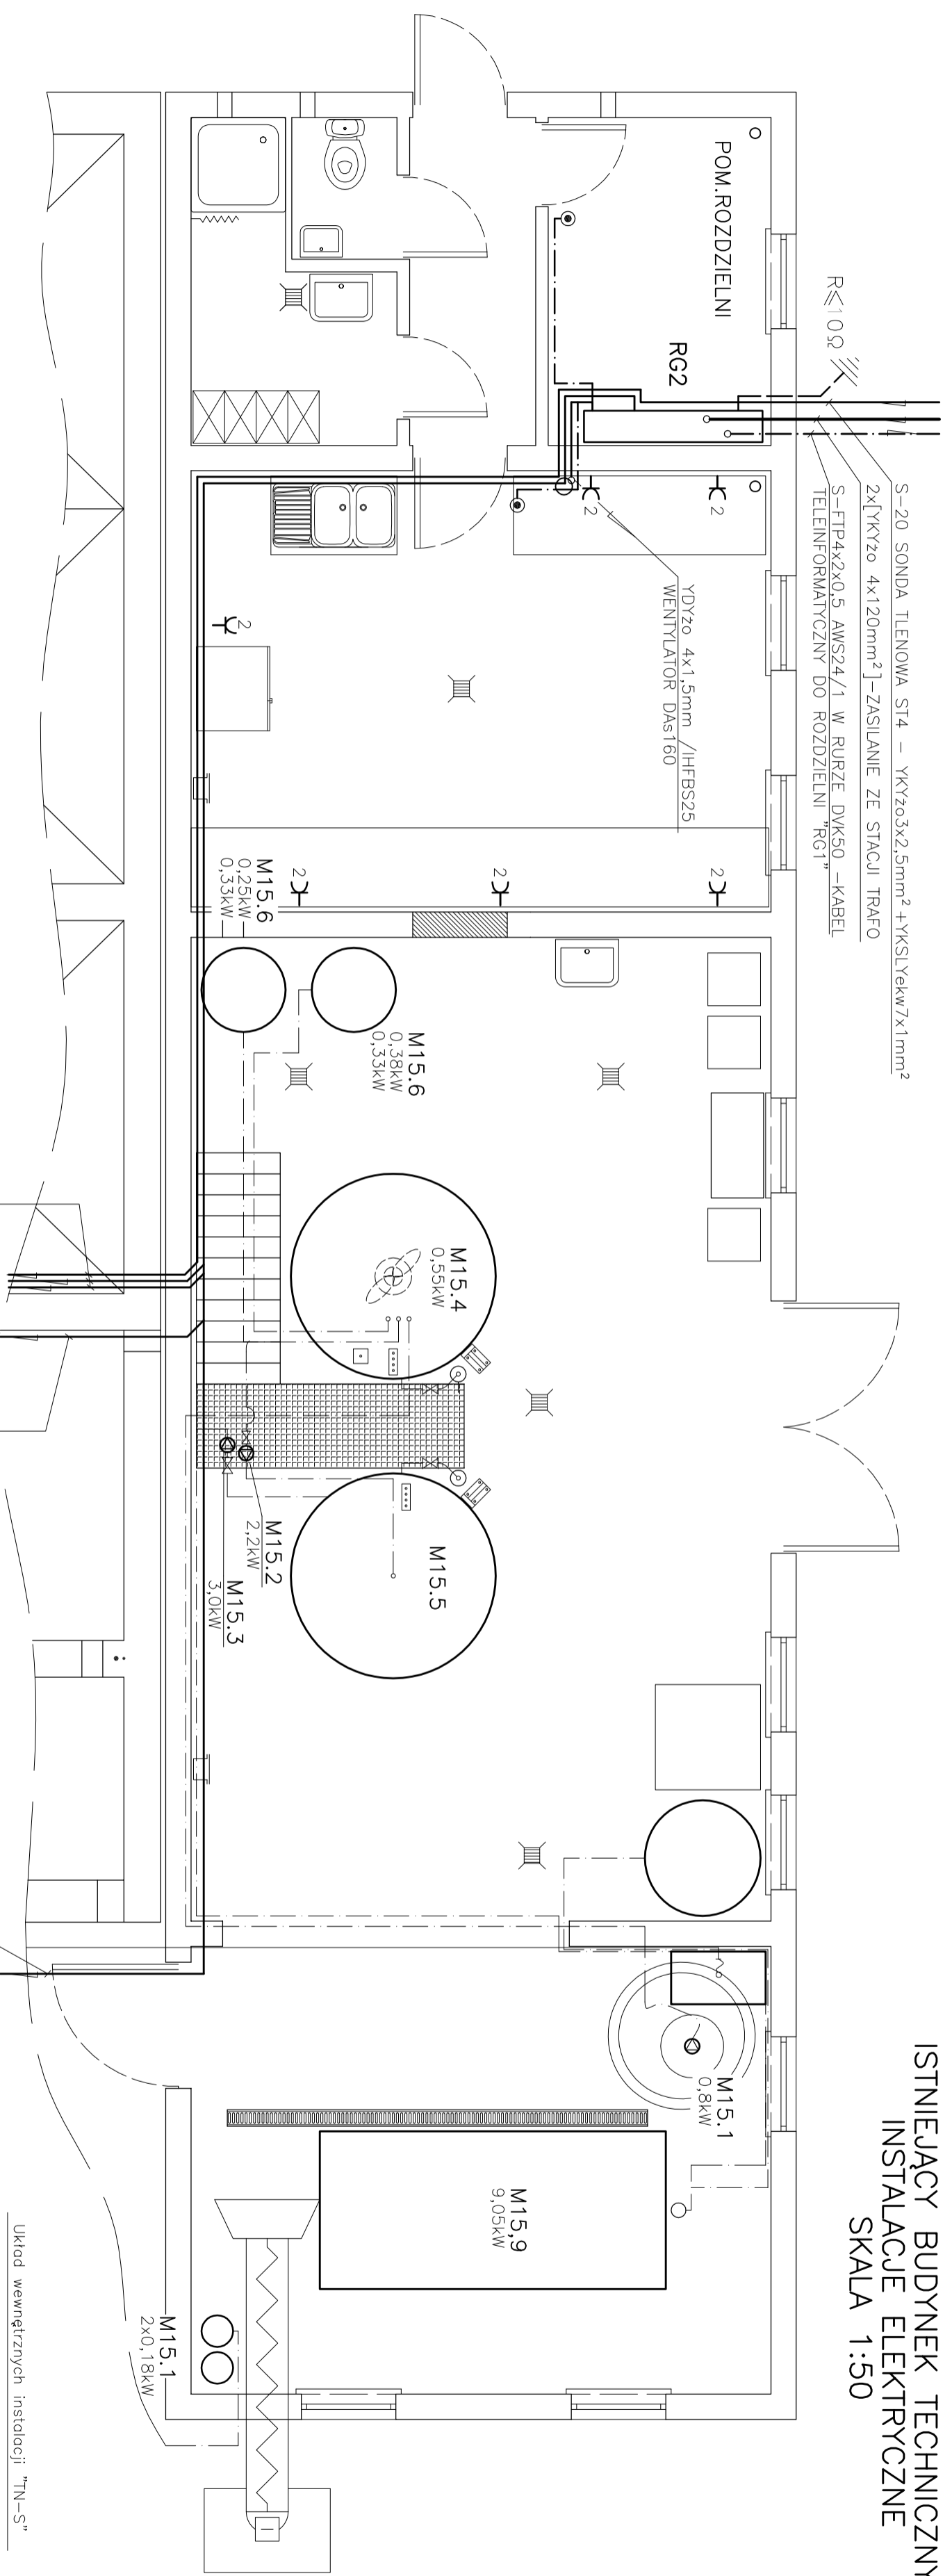

S21 - 2x[YYZ0 5x2,5mm<sup>2</sup> + YKSY 7x1mm<sup>2</sup>]  
 S20 - SONDA ST4 - YKYZ0 3x2,5mm<sup>2</sup> + YKSLYekw 7x1mm<sup>2</sup>  
 T23 - ZGARNIACZ - YKYZ0 5x2,5mm<sup>2</sup> + YKSY 7x1mm<sup>2</sup>

3x[YYZ0 5x4mm<sup>2</sup> + YKSY 10x1mm<sup>2</sup>] - S23-S25  
 2x[YYZ0 5x4mm<sup>2</sup> + YKSY 7x1mm<sup>2</sup>] - S22

UWAGA: Istniejące instalacje do czynnych urządzeń technologicznych oraz odbiorów ogólnych i oświetlenie bez zmian

Układ wewnętrznych instalacji "TN-S"

		Zakład Projektowo - Usługowy		Nr. DZS. <b>36</b>
		Ochrony Środowiska		
Opisakt	ROZBUDOWA I MODERNIZACJA OCZYSZCZALNI ŚCIEKÓW KOMUNALNYCH W MIEJSCU PROJEKT WEWNĘTRZNYCH LINII KABLOWYCH ZASILAJĄCYCH STEROWNICZYCH I OŚWIETLENIA TERENU			
Opisakt	ISTNIEJĄCY BUDYNEK TECHNICZNY - INSTALACJE ELEKTRYCZNE			
Tytuł. DZS.				
Opisakt	inż. MAREK CZWARTOSZ	Nr. uzg. KL-166/94	Data 09.2005	Opisakt
Opisakt	mgr inż. PAWEŁ TRACZEWSKI	-	09.2005	
Opisakt	mgr inż. MICHAŁ LAPINSKI	180/KL/72	09.2005	