


# BUDYNEK TECHNOLOGICZNY OB.15 – RZUT SKALA 1:100

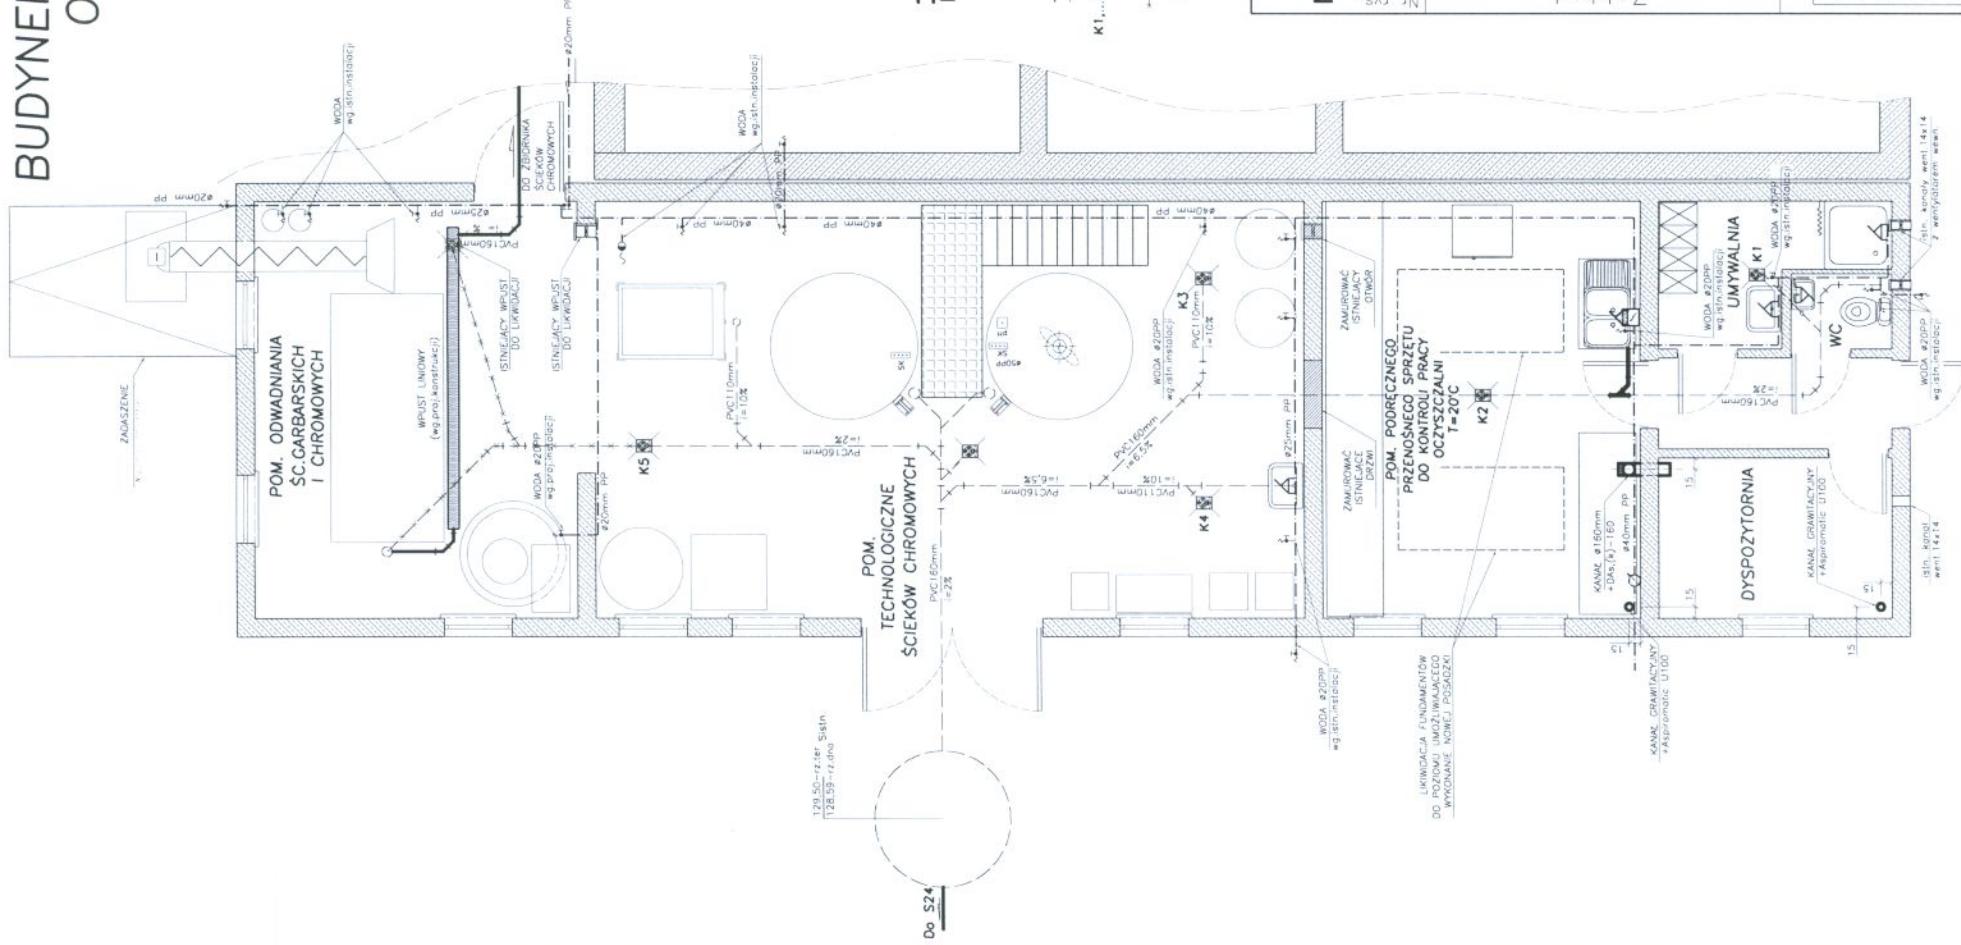

## OZNACZENIA

### ELEMENTY PROJEKTOWANE

- INSTALACJA WODOCIĄGOWA
- KANAŁIZACJA WEWNĘTRZNA
- WENTYLACJA GRAWITACYJNA I MECHANICZNA
- W POMIĘSZCZENIU LABORATORYJNYM
- PRZETRYWY PODGRZEWACZ WODY
- BATERIA ZŁIWCZYWYKOWA

### ELEMENTY ISTNIEJĄCE

- INSTALACJA WODOCIĄGOWA I UŻEROWIE
- KANAŁIZACJA WEWNĘTRZNA

K1, ..., K5 — WPUST

### ELEMENTY DO LIKWIDACJI

- KANAŁIZACJA WEWNĘTRZNA

K6 — WPUST

Nr rys. 3	Skala: 1:100	Zakład Projektowo – Usługowy Ochrony Środowiska		Kielce		Opis:	ROZBUDOWA I MODERNIZACJA OCZYSZCZALNI ŚCIEKÓW KOMUNALNYCH W MOGIELNICY	Projekt:	PROJEKT BUDOWLANY – INSTALACJE SANITARNE I WENTYLACJA	Tytuł rys.:	BUDYNEK TECHNOLOGICZNY – OB.15 RZUT	Operacjom:	inż. MARCIN KOCHEL	Date:	08.2005	Podpis:	<i>M. Kochel</i>	Projektował:	inż. STEFAN NOWAK	56/55/90	08.2005	SWK/0051	08.2005	mgr inż. GRZEGORZ NOWAK	Projektował:
		Projektowo – Usługowy Ochrony Środowiska				Opis:	ROZBUDOWA I MODERNIZACJA OCZYSZCZALNI ŚCIEKÓW KOMUNALNYCH W MOGIELNICY	Projekt:	PROJEKT BUDOWLANY – INSTALACJE SANITARNE I WENTYLACJA	Tytuł rys.:	BUDYNEK TECHNOLOGICZNY – OB.15 RZUT	Operacjom:	inż. MARCIN KOCHEL	Date:	08.2005	Podpis:	<i>M. Kochel</i>	Projektował:	inż. STEFAN NOWAK	56/55/90	08.2005	SWK/0051	08.2005	mgr inż. GRZEGORZ NOWAK	Projektował: