


STACJA DMUCHAW II°
 INSTALACJE ELEKTRYCZNE – OŚWIETLENIE
 SKALA 1:50

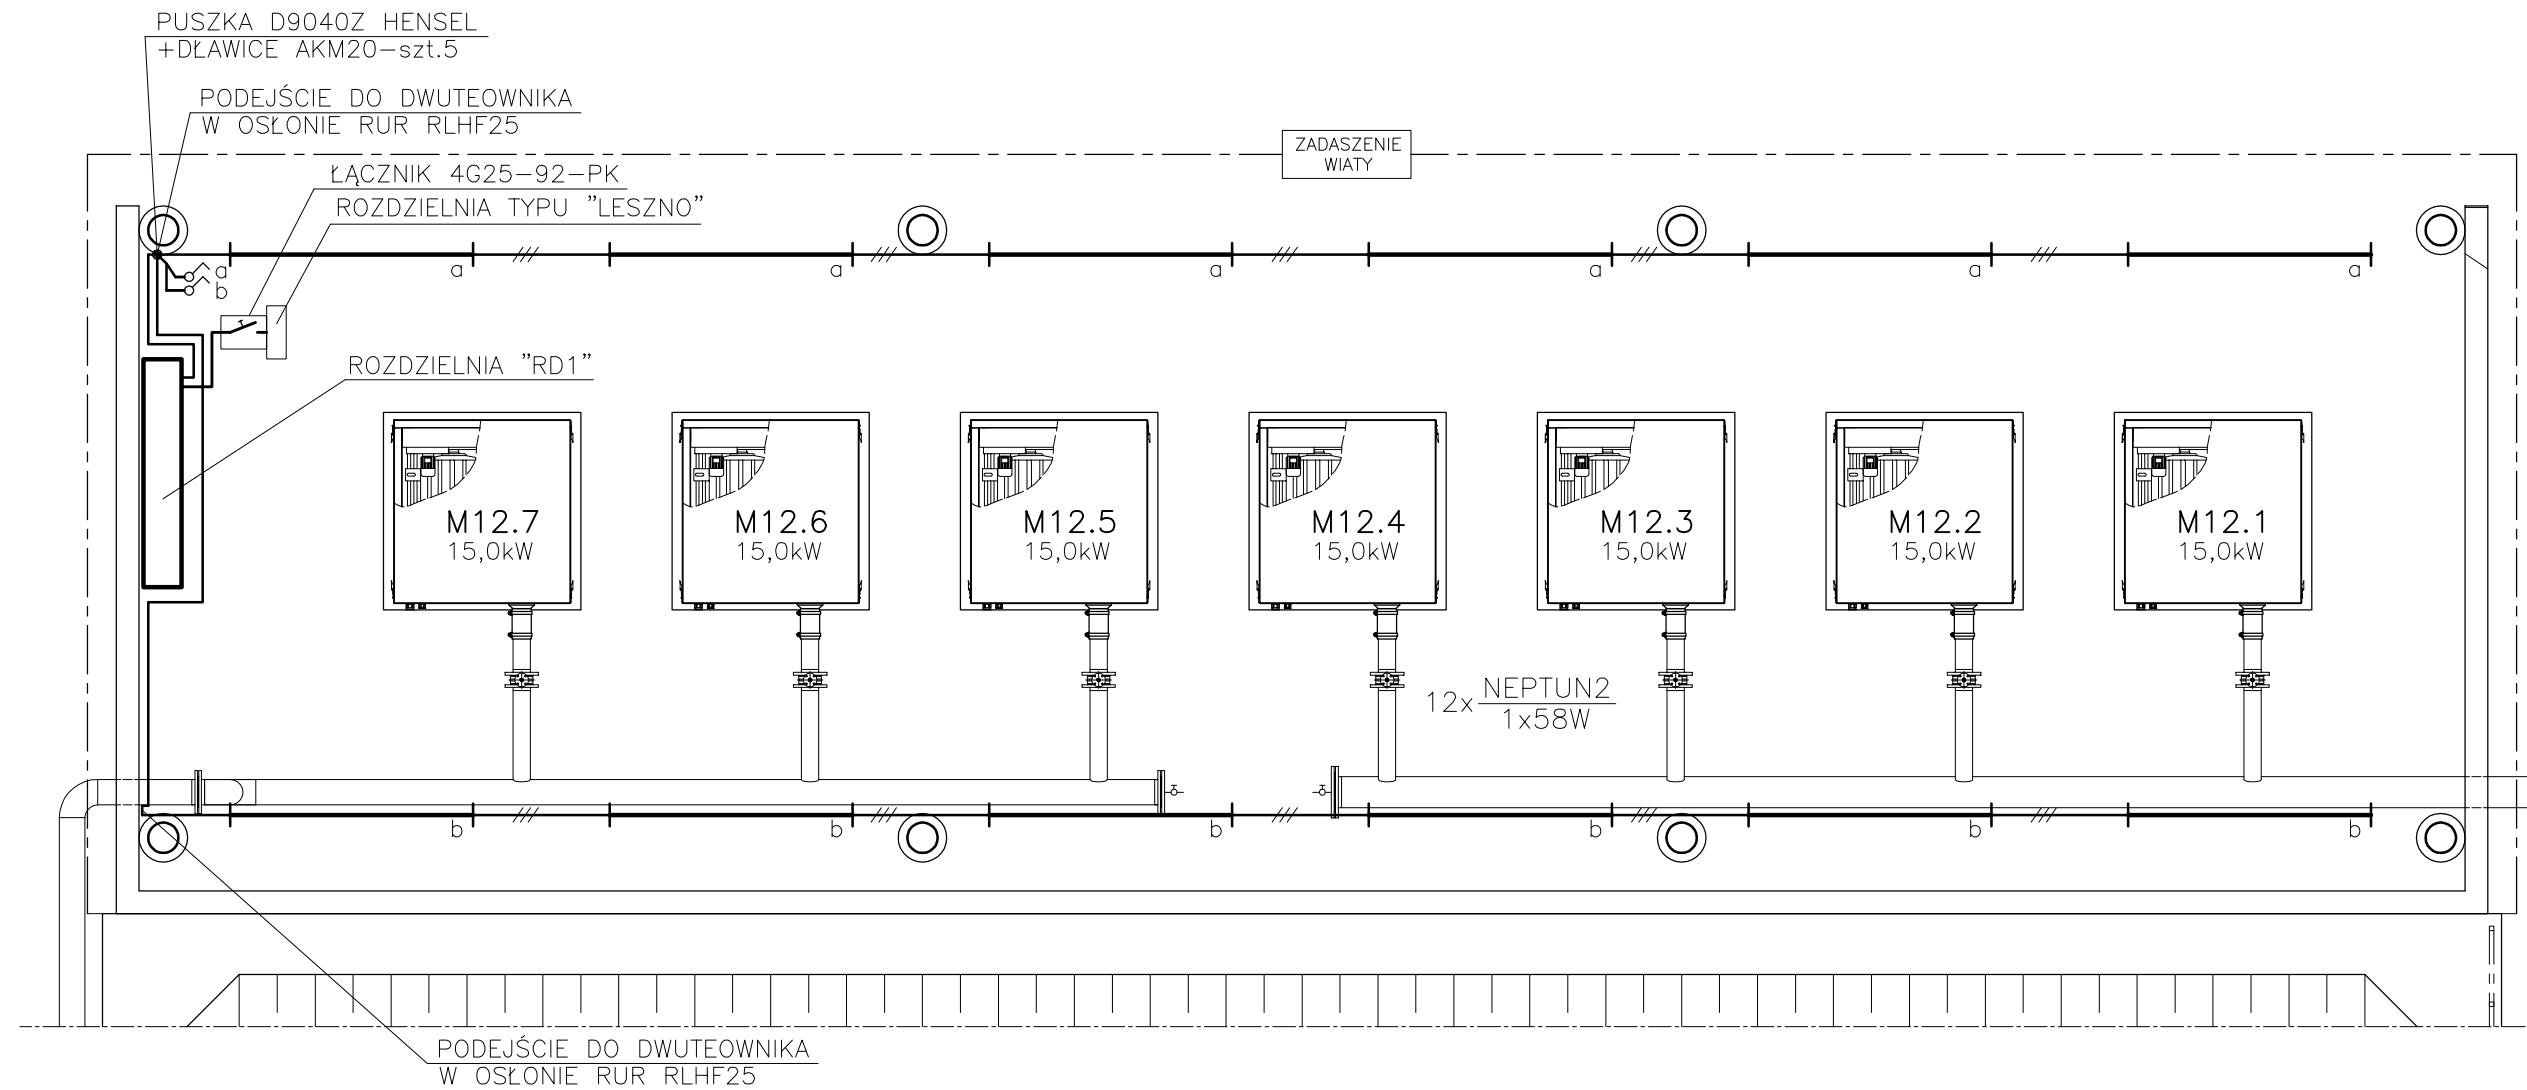

UWAGA: Oprawy oświetleniowe instalować do środka belki dwuteowej od wewnętrznej strony.
 Przewody oświetleniowe wiaty rozprowadzić wzdłuż dwuteownika.

Układ wewnętrznych instalacji "TN-S"

 KIELCE	Zakład Projektowo – Usługowy Ochrony Środowiska		Nr rys. 34 Skala: 1:50	
	Obiekt ROZBUDOWA I MODERNIZACJA OCZYSZCZALNI ŚCIEKÓW KOMUNALNYCH W MOGIELNICY	Projekt PROJEKT WEWNĘTRZNYCH LINII KABLOWYCH ZASILAJĄCYCH STEROWNICZYCH I OŚWIETLENIA TERENU		
Tytuł rys. STACJA DMUCHAW II° – INSTALACJE ELEKTRYCZNE, OŚWIETLENIE	Projektował inż. MAREK CZWARTOSZ	Nr upr. KL-186/94	Data 10.2005	Podpis
Poradca mgr inż. PAWEŁ TKACZEWSKI	-	10.2005	Sprawdzał mgr inż. MICHAŁ ŁAPIŃSKI	
180/KL/72	10.2005	-		