


STACJA DMUCHAW I°  
 INSTALACJE ELEKTRYCZNE – OŚWIETLENIE  
 SKALA 1:50

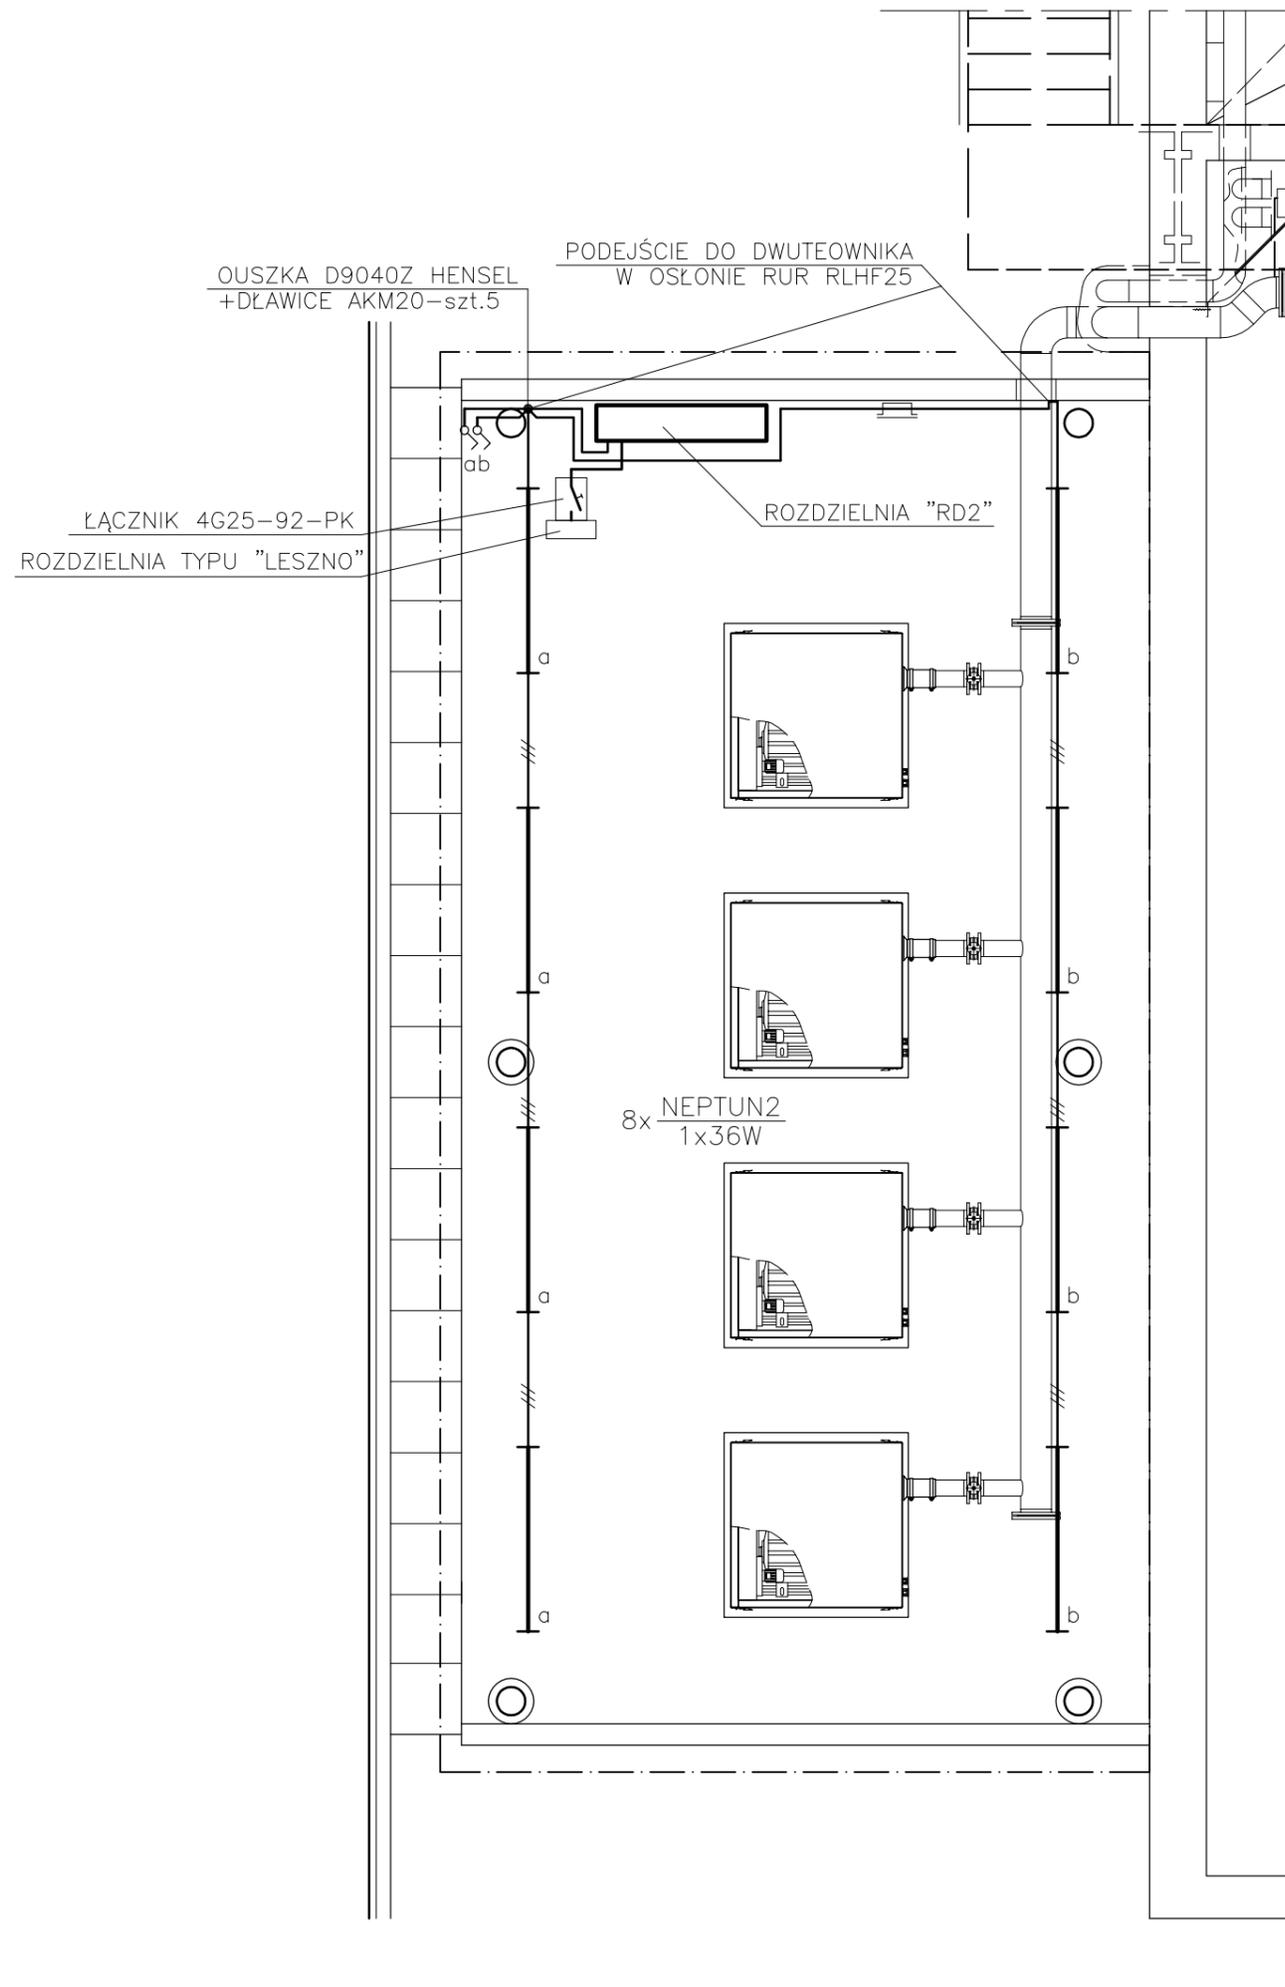

UWAGA: Oprawy oświetleniowe instalować do środka belki dwuteowej od wewnętrznej strony.  
 Przewody oświetleniowe wiaty rozprowadzić wzdłuż dwuteownika.

Układ wewnętrznych instalacji "TN-S"

		Zakład Projektowo – Usługowy		Nr rys. <b>36</b>
		Ochrony Środowiska		Skala: <b>1:50</b>
Obiekt	ROZBUDOWA I MODERNIZACJA OCZYSZCZALNI ŚCIEKÓW KOMUNALNYCH W MOGIELNICY			
Projekt	PROJEKT WEWNĘTRZNYCH LINII KABLOWYCH ZASILAJĄCYCH STEROWNICZYCH I OŚWIETLENIA TERENU			
Tytuł rys.	STACJA DMUCHAW I° - INSTALACJE ELEKTRYCZNE, OŚWIETLENIE			
Projektował	inż. MAREK CZWARTOSZ	Nr upr. KL-186/94	Data 10.2005	Podpis
Poradował	mgr inż. PAWEŁ TKACZEWSKI	-	10.2005	
Sprawił	mgr inż. MICHAŁ ŁAPIŃSKI	180/KL/72	10.2005	