


WYKAZ ELEMENTÓW WENTYLACYJNYCH

WYWIEW	W5	KOLANO POZIOME 110x53mm, tw.sztuczne	2	MARLEY
	W4	KANAŁ PŁASKI 110x53mm, tw.sztuczne; L=2,0m	—	
	W3	ŁĄCZNIK PRZEKROJÓW ZAMIENNYCH PRZYŁĄCZE $\phi 100/110 \times 53$ mm, tw.sztuczne	6	
	W2	ADAPTOR PRZEKROJÓW ZAMIENNYCH PRZYŁĄCZE $\phi 100$ mm, PŁYTKA PRZYLEGAJĄCA DO MURU 140x140mm	6	
	W1	WENTYLATOR AXS 100P	5	
POMIESZCZENIA SOCJALNE				
LP	WYSZCZEGÓLNIENIE		LICZBA SZT	PRODUCENT

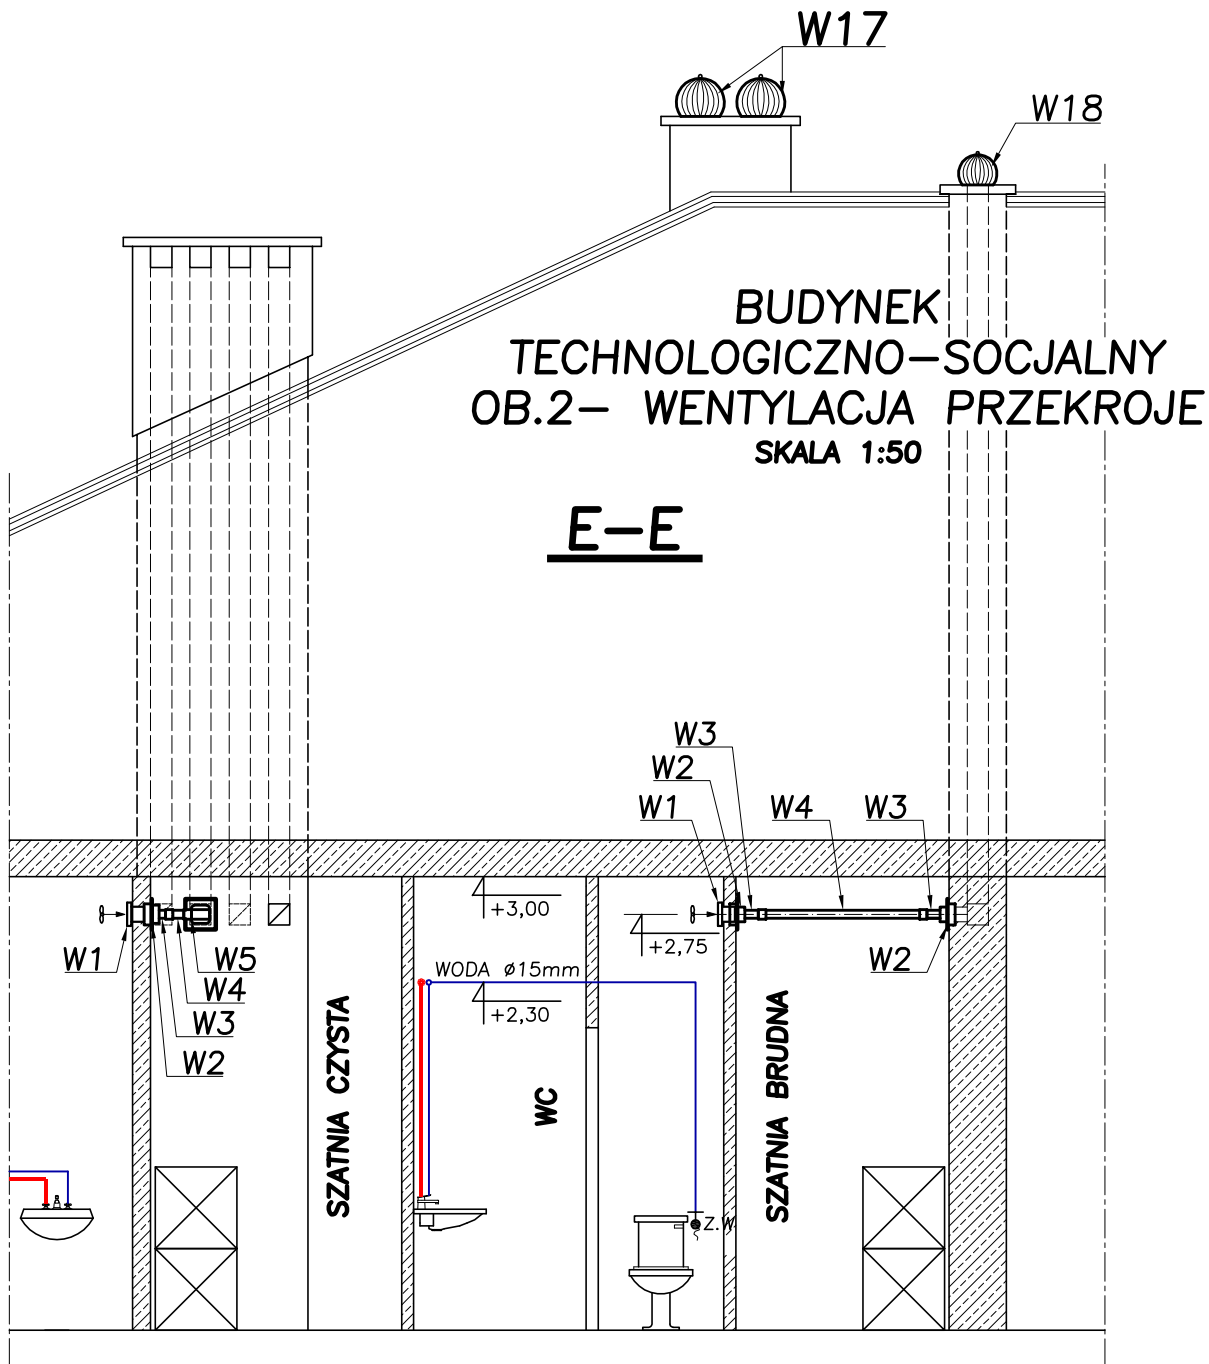

NOSAN KIELCE	Zakład Projektowo - Usługowy Ochrony Środowiska		Nr rys. 5
			Skala: 1:50
Obiekt	ROZBUDOWA I MODERNIZACJA OCZYSZCZALNI ŚCIEKÓW KOMUNALNYCH W MOGIELNICY		
Projekt	PROJEKT WYKONAWCZY - INSTALACJE SANITARNE I WENTYLACJA		
Tytuł rys.	BUDYNEK TECHNOLOGICZNO-SOCJALNY - OB.2 WENTYLACJA PRZEKROJE - E-E		
Opracował	inż. MARCIN KOCHEL	Nr upr. —	Data 10.2005
Projektował	inż. STEFAN NOWAK	56/55/90	10.2005
Sprawił	mgr inż. GRZEGORZ NOWAK	SWK/0051/PWOS/05	10.2005