


**BUDYNEK TECHNOLOGICZNY
OB.15—PRZEKRÓJ C—C
SKALA 1:50**

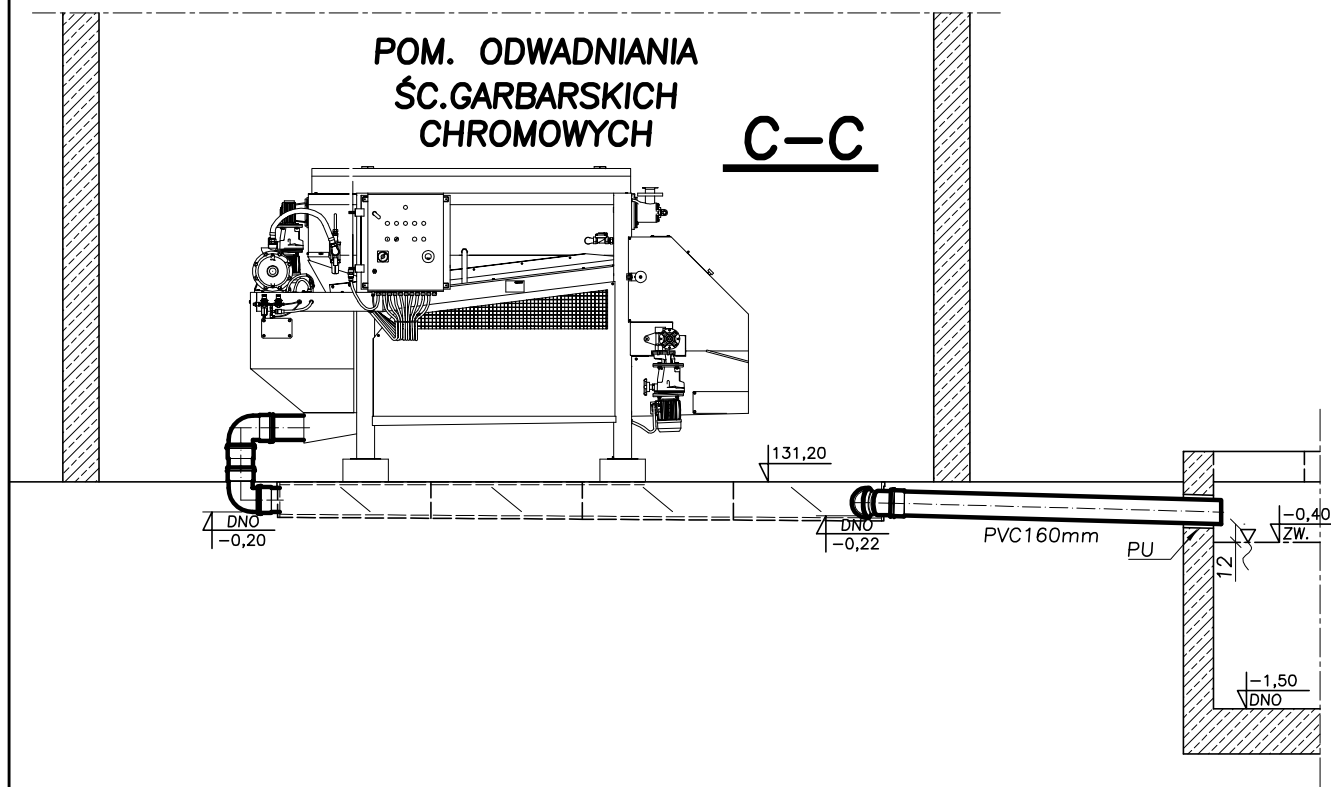

NOSAN KIELCE		Zakład Projektowo – Usługowy Ochrony Środowiska		Nr rys. 12 Skala: 1:50
Obiekt	ROZBUDOWA I MODERNIZACJA OCZYSZCZALNI ŚCIEKÓW KOMUNALNYCH W MOGIELNICY			
Projekt	PROJEKT WYKONAWCZY – INSTALACJE SANITARNE I WENTYLACJA			
Tytuł rys.	BUDYNEK TECHNOLOGICZNY – OB.15 PRZEKRÓJ C—C			
Opracował	inż.MARCIN KOCHEL	Nr upr.	Data	Podpis
Projektował	inż. STEFAN NOWAK	56/55/90	10.2005	
Sprawdził	mgr inż. GRZEGORZ NOWAK	SWK/0051/PWOS/05	10.2005	