
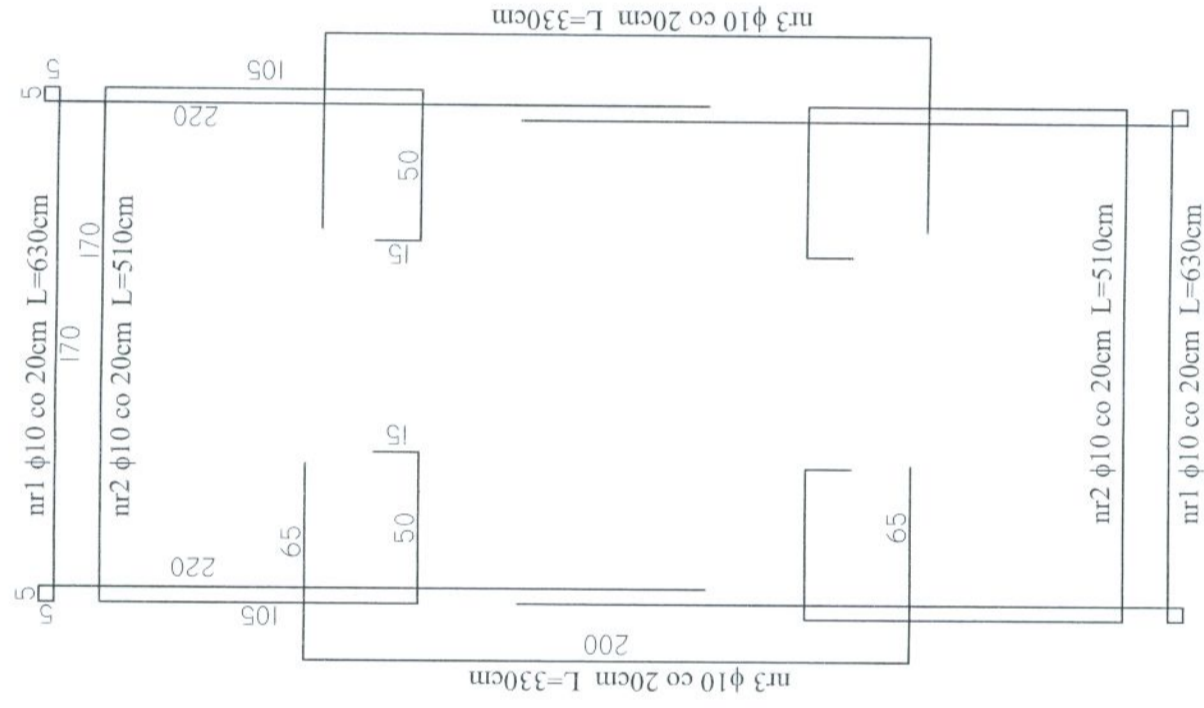


# KOMORA ROZDZIAŁU ŚCIEKÓW "KRS2" - PRZEKRÓJ POZIOMY, KONSTRUKCJA ZBROJENIA Skala 1:25

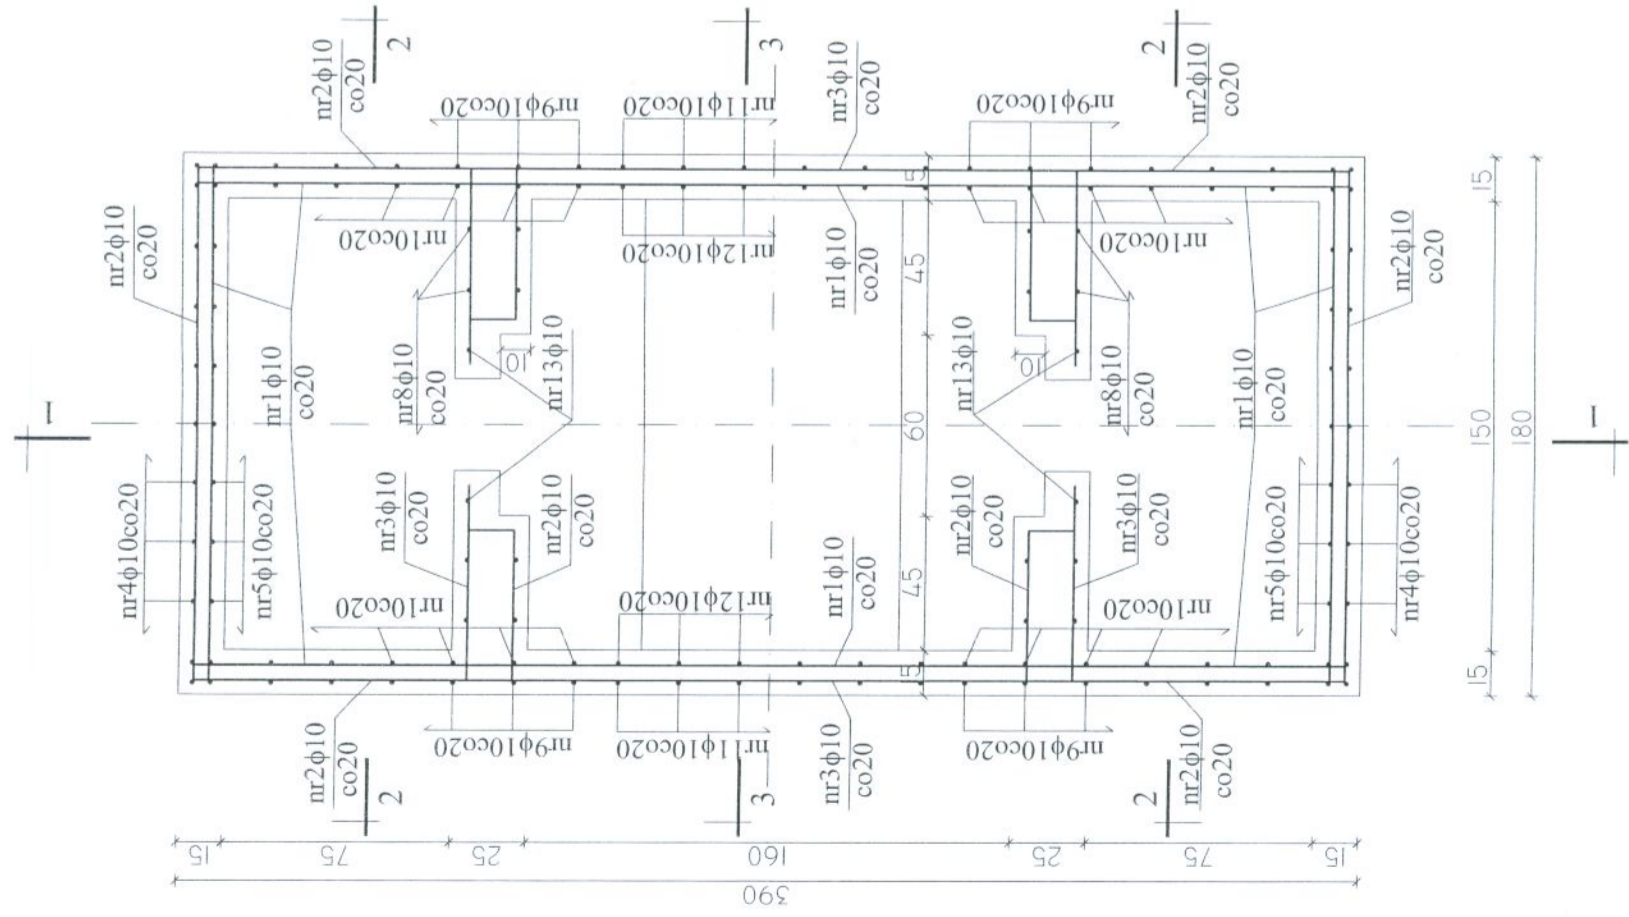

## UWAGI:

- W MIEJSCACH WYSTĘPOWANIA OTWORÓW PRĘTY ZBROJENIOWE PRZECINAĆ,
- OTWORY DOZBRAJAĆ WG WYTTCZNYCH ZAWARTYCH W PROJEKCIE, W DAJSZEJ CZĘŚCI,
- OTULENIE PRĘTÓW ZBROJENIOWYCH 5cm,
- USYTUOWANIE OTWORÓW TECHNOLOGICZNYCH I OZNACZENIE PRZEJŚĆ SZCZELNYCH WG RYSUNKÓW SZALUNKOWYCH,

Projekt rozpatrywać razem z projektami elektrycznym i technologicznym  
BETON B30 (C25/30), W10, F100  
STAL A III N (RB500W)

	ZAKŁAD PROJEKTOWO-USŁUGOWY Hankle Bosaka 9 tel./fax: (041) 361-15-38		Nr Ds. 8
	ROZBUDOWA I MODERNIZACJA OCZYSZCZALNI ŚCIEKÓW KOMUNALNYCH W MOGIELNICY		Skala: 1 : 25
Obiekt:	PROJEKT WYKONAWCZY	Branża: KONSTRUKCJA	
Projekt:	KOMORA ROZDZIAŁU ŚCIEKÓW "KRS2" - PRZEKRÓJ POZIOMY, KONSTRUKCJA ZBROJENIA		
Typ i Data:			
Opracował:			
Projektował:	inż. Andrzej Grudzieli	Nr upr.: KL 230/90	Data: -09.2005
Sprawił:	mgr inż. Małgorzata Grudzieli	Nr upr.: KL 106/93	Data: 09.2005
			Podpis: