


PRZEKRÓJ POZIOMY 5-5 KONSTRUKCJA ZBROJENIA

Skala 1:50

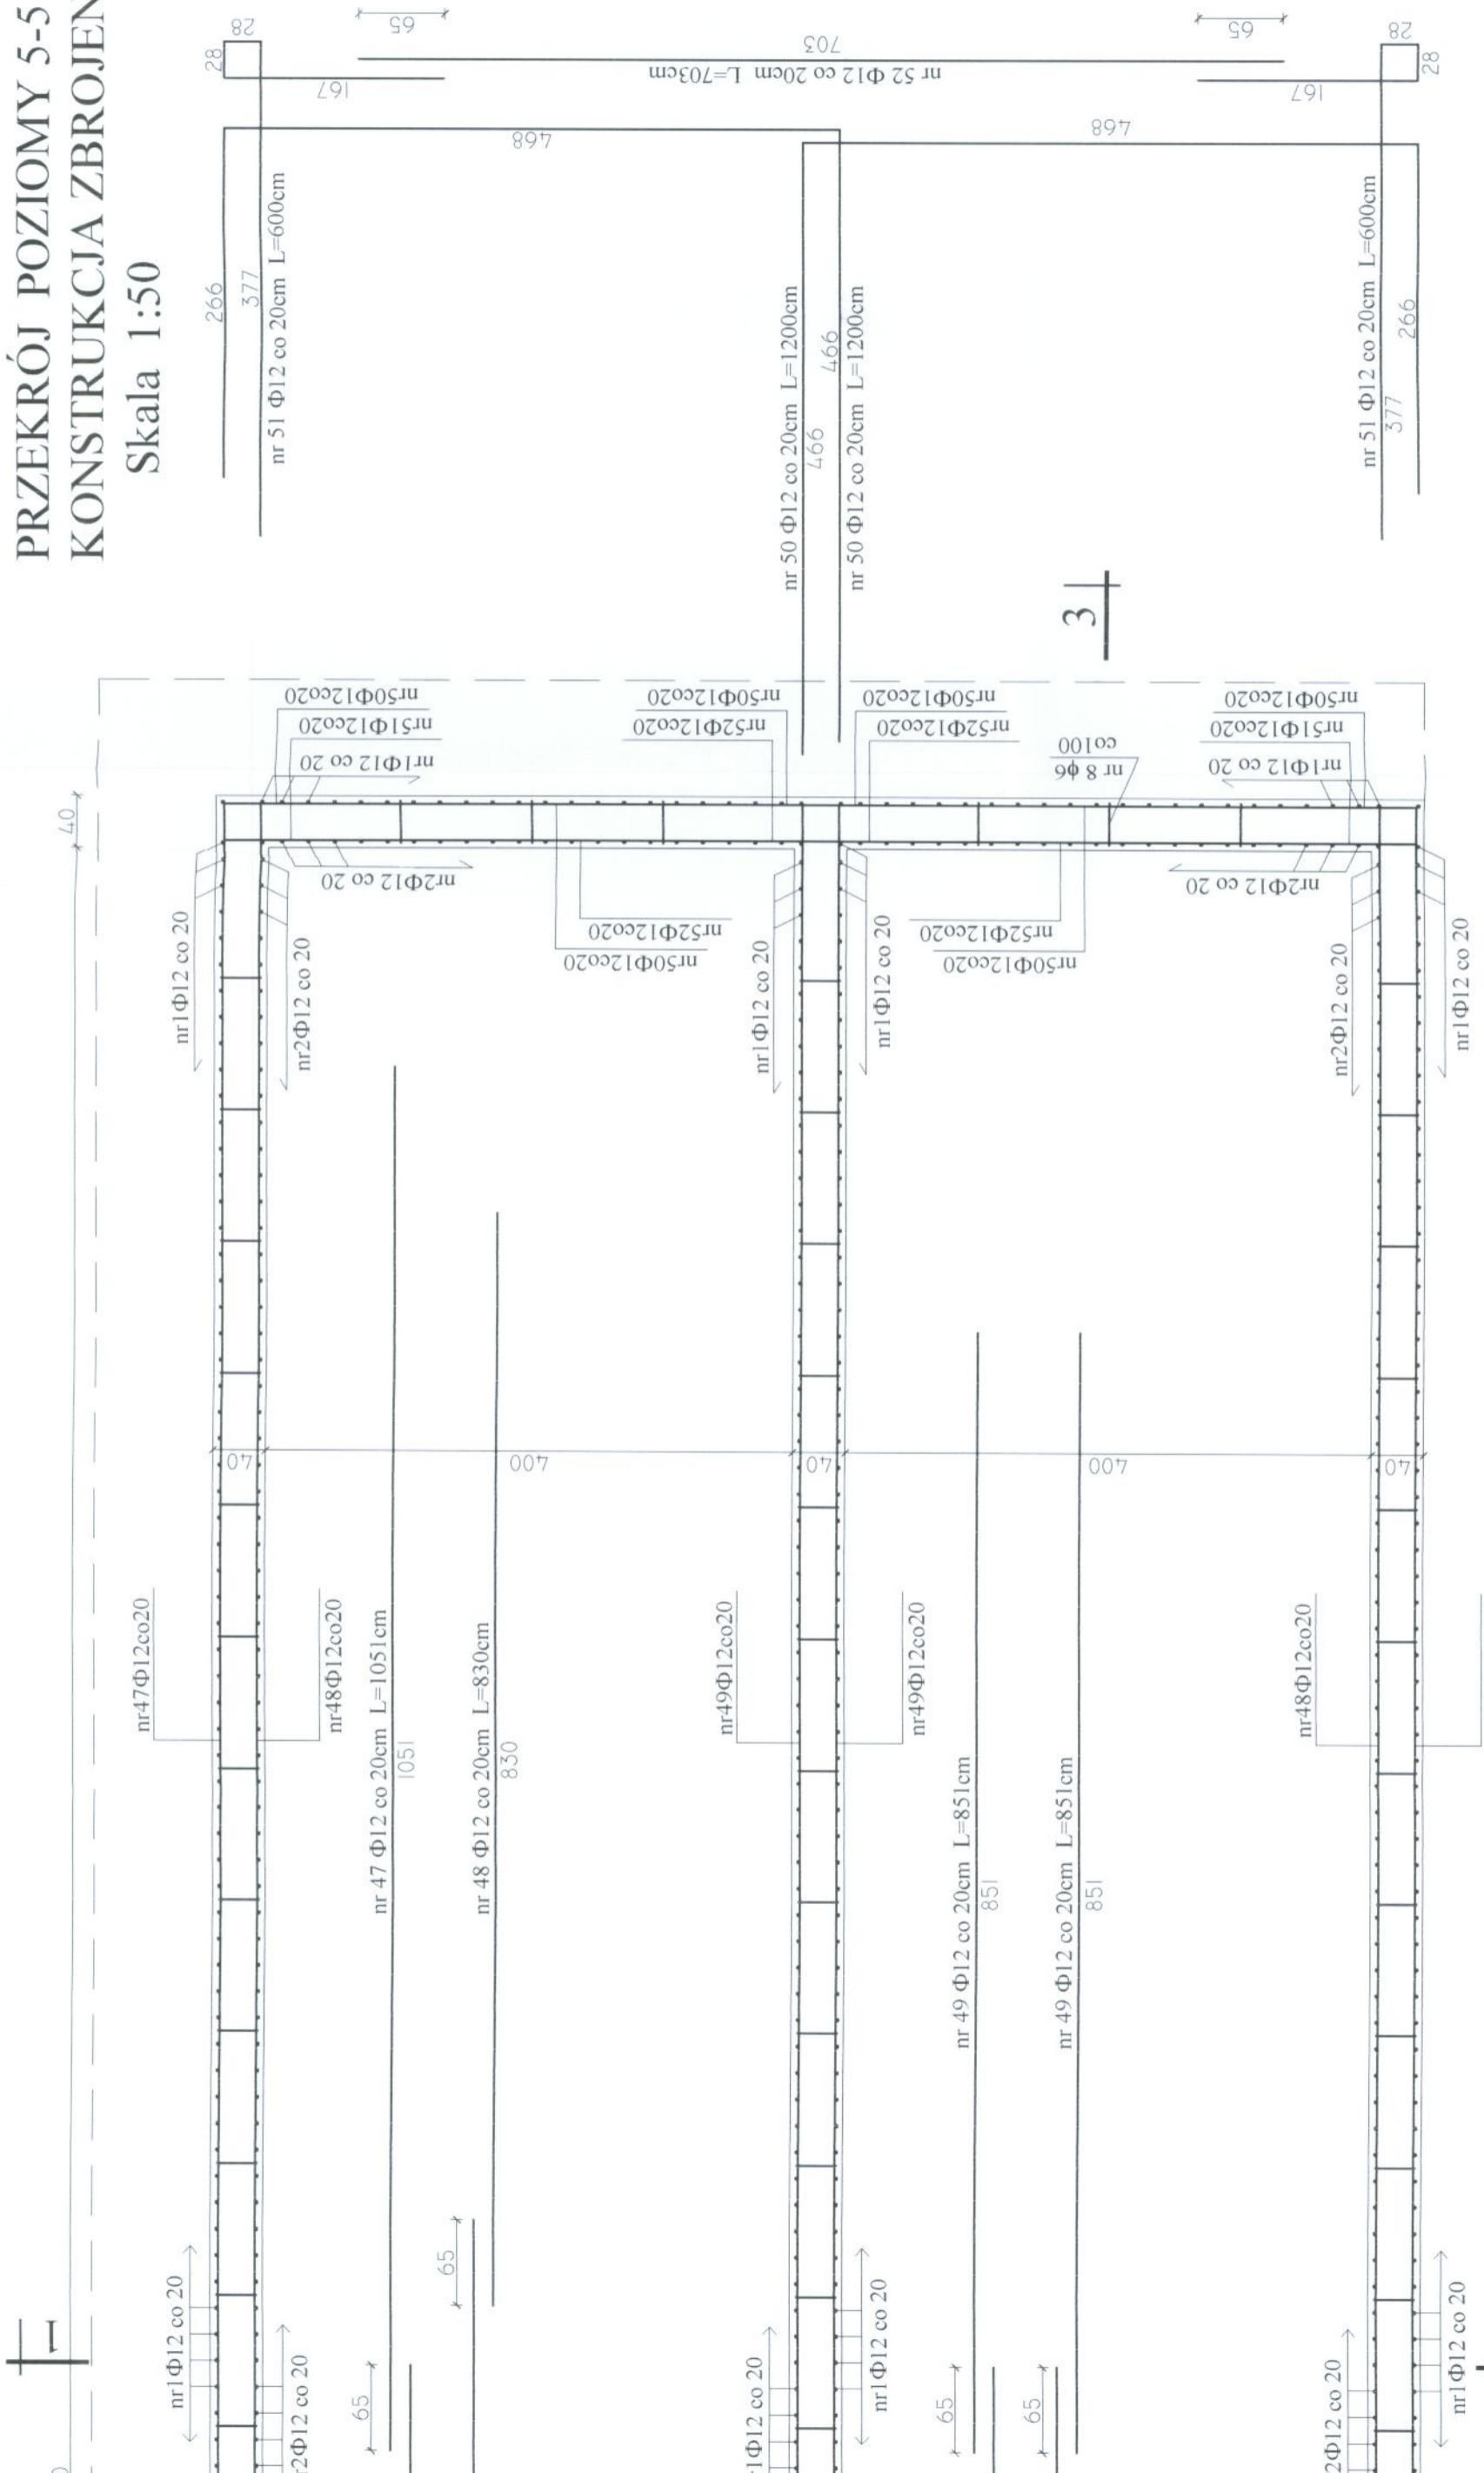

	ZAKŁAD PROJEKTOWO-USŁUGOWY Hauke Bossaka 9 tel./fax: (041) 361-15-38		Nr rys. 9
			Skala 1 : 50
Obiekt	MODERNIZACJA OCZYSZCZALNI ŚCIEKÓW W MIEJSCOWOŚCI MOGIELNICA		
Projekt	PROJEKT WYKONAWCZY		
Typ rys.	Hranza KONSTRUKCJA		
OBJ 7 - OSADNIKI WTORNE IIST - PRZEKRÓJ POZIOMY 5-5, KONSTRUKCJA ZBROJENIA			
Operacjonal	Nr. um.	Data	Podpis
Projektował	mgr inż. Dariusz Wójcicki	09.2005	
Wykonał	inż. Andrzej Grudzieli	Kl. 230/90	09.2005
Sprawdził	mgr inż. Małgorzata Grudzieli	Kl. 106/93	09.2005

BETON C30/37 (B37), W10, F150
STAL A-IIIN Φ (RB500W),
STAL A-I φ (St3SX)

