


SCHEMAT DOZBROJENIA OTWORÓW W ŚCIANACH DLA $d \geq 20\text{cm}$ Sk. 1:10

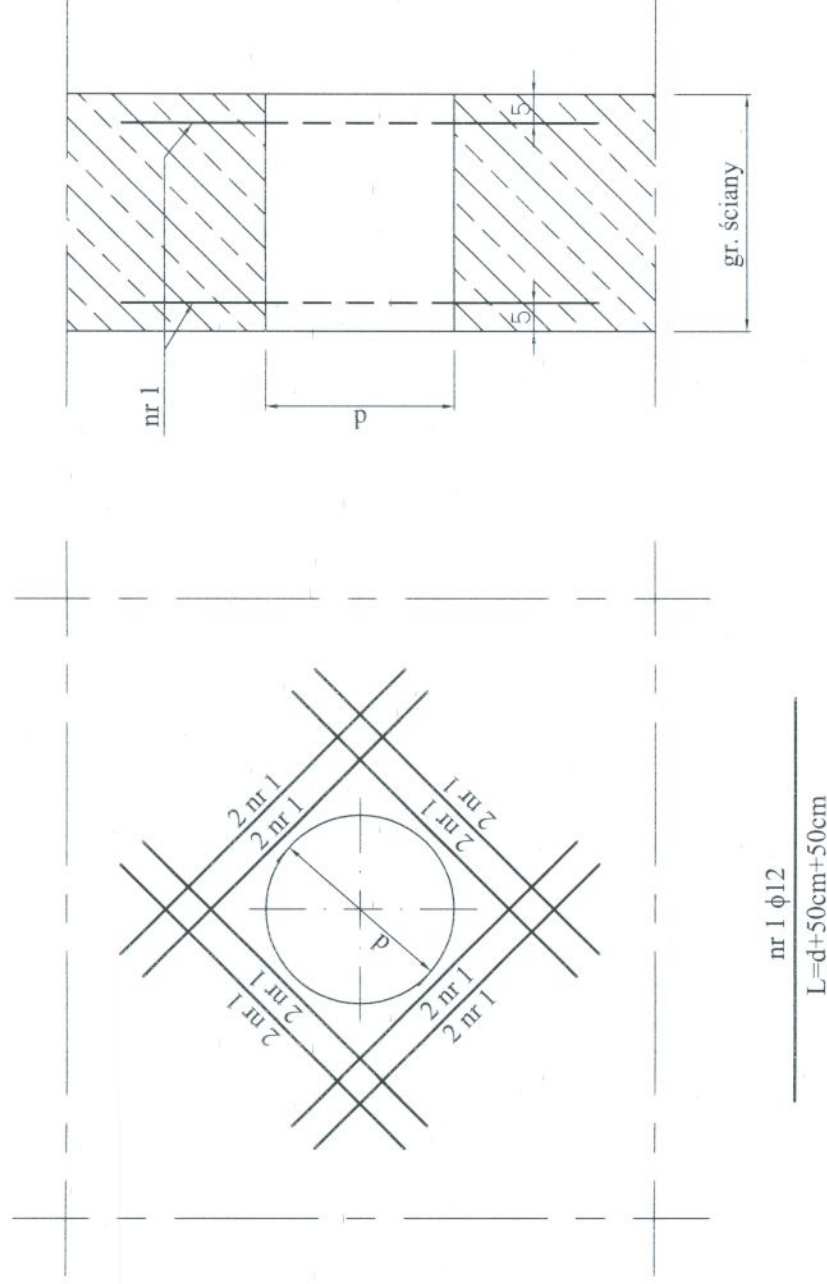

WYKAZ STALI DLA WSZYSTKICH OTWORÓW

Nr	Profil	Długość całkowita [m]	Masa jedn. [kg/m]	Masa 1 szt [kg]	Sztuk	Masa razem [kg]
1	pręt $\phi 12$	203,20	0,888	---	---	180,44
2						
MASA STALI OGÓŁEM [kg]						180,44

STAL AIII-N (RB500W)

	Zakład Projektowo-Usługowy Hauke Bosaka 9 tel./fax: (041) 361-15-38	Nr rys. 11 Skala: 1 : 10
	Obiekt: MODERNIZACJA OCZYSZCZALNI ŚCIEKÓW W MIEJSCOWOŚCI MOGIELNICA	Branża: KONSTRUKCJA
Projekt: PROJEKT WYKONAWCZY	Tytuł rys.: OB 7 - OSADNIKI WTORNE Ilist. - SCHEMAT DOZBROJENIA OTWORÓW W OCIANACH DLA $d > 20\text{cm}$	Data: 09.2005 Podpis:
Opracował: mgr inż. Dariusz Wójcicki	Nr upr.: KL. 230/90	Data: 09.2005
Projektował: inż. Andrzej Grudzień	Nr upr.: KL. 106/93	Data: 09.2005
Sprawdził: mgr inż. Małgorzata Grudzień	Nr upr.:	Data: 09.2005