



PODCIĄG P-1, KONSTRUKCJA ZBROJENIA

szt. 2 skala 1:25

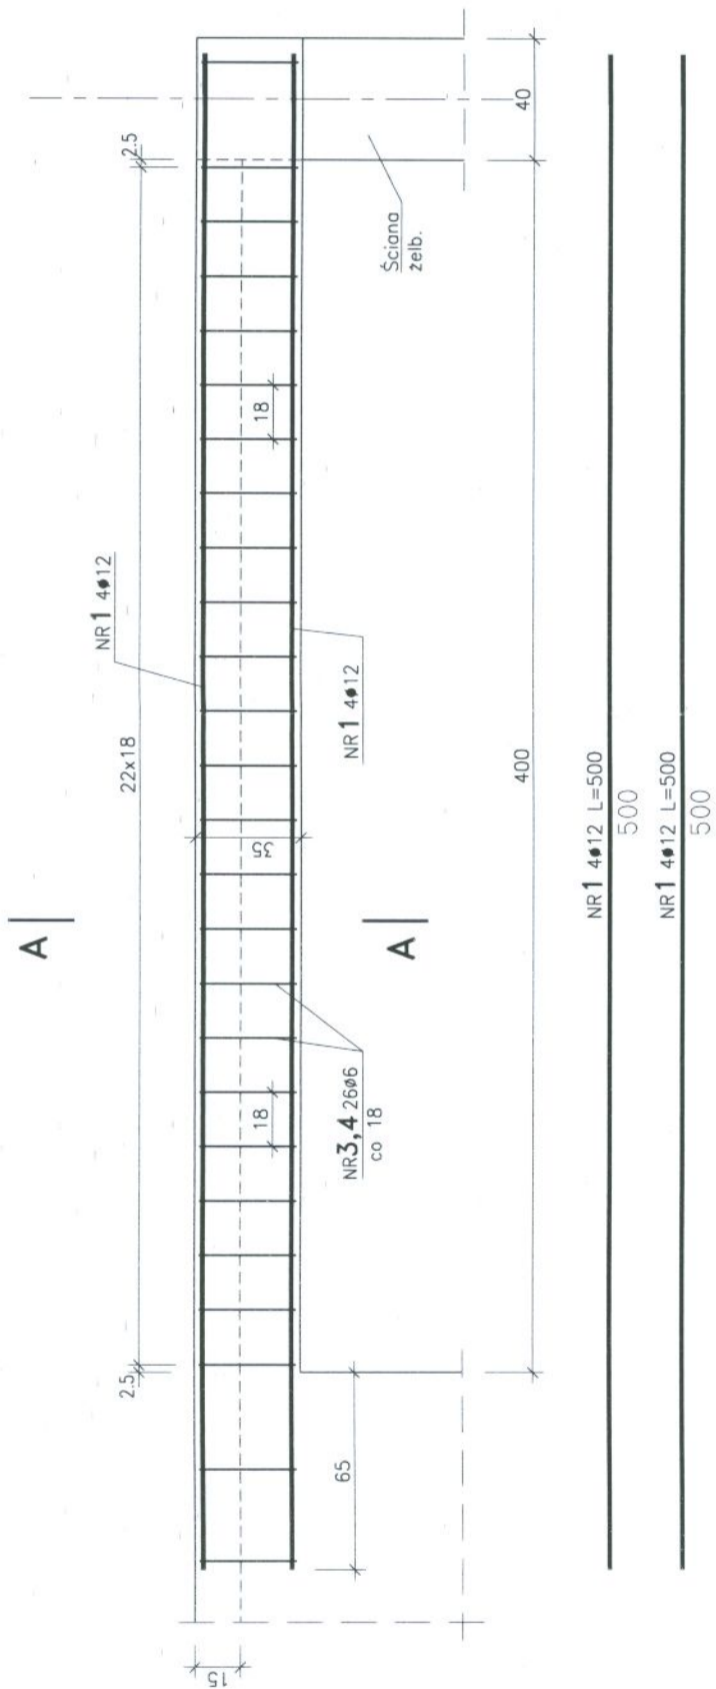

A-A

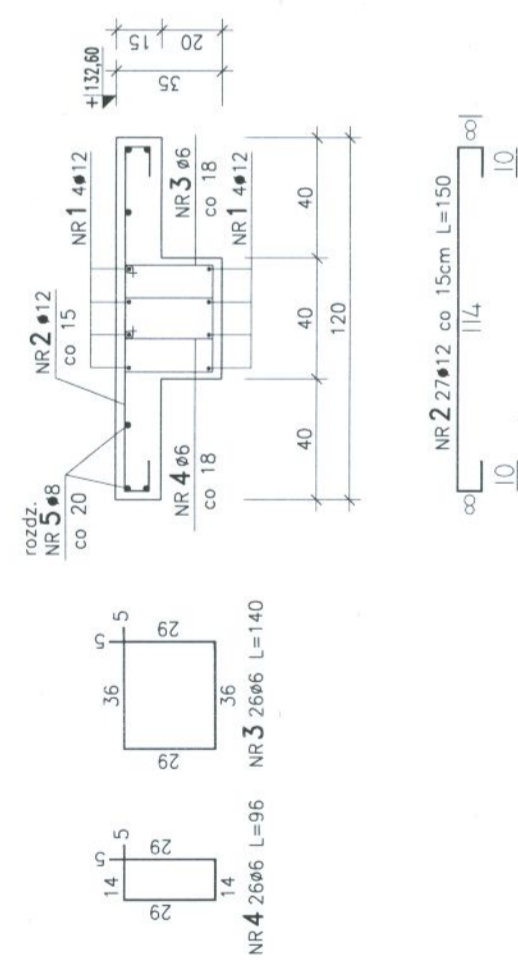

UWAGI:

- otulenie prętów zbrojeniowych 4.0cm

BETON C30/37 (B37), W10, F150
 STAL A-IIIN (RB500W) Φ
 A-I (St3SX) Ø

	ZAKŁAD PROJEKTOWO-USŁUGOWY Hauke Bosaka 9 tel./fax: (041) 361-15-38		Nr. rys. 12
			Skala: 1:25
Obiekt:	MODERNIZACJA OCZYSZCZALNI ŚCIEKÓW W MIEJSCOWOŚCI MOGIELNICA		
Projekt:	PROJEKT WYKONAWCZY Branża: KONSTRUKCJA		
Tytuł rys.:	OB 6 - REAKTOR BILOGICZNY IISL - PODCIĄG P-1, KONSTRUKCJA ZBROJENIA		
Opracował:	mgr inż. Dariusz Wójcicki	Nr. umr.:	09.2005
Projektował:	inż. Andrzej Grudziń	KL 230/90	09.2005
Sprawdził:	mgr inż. Małgorzata Grudziń	KL 106/93	09.2005