


SCHEMAT DOZBROJENIA OTWORÓW W ŚCIANACH DLA $d \geq 20\text{cm}$ Sk. 1:10

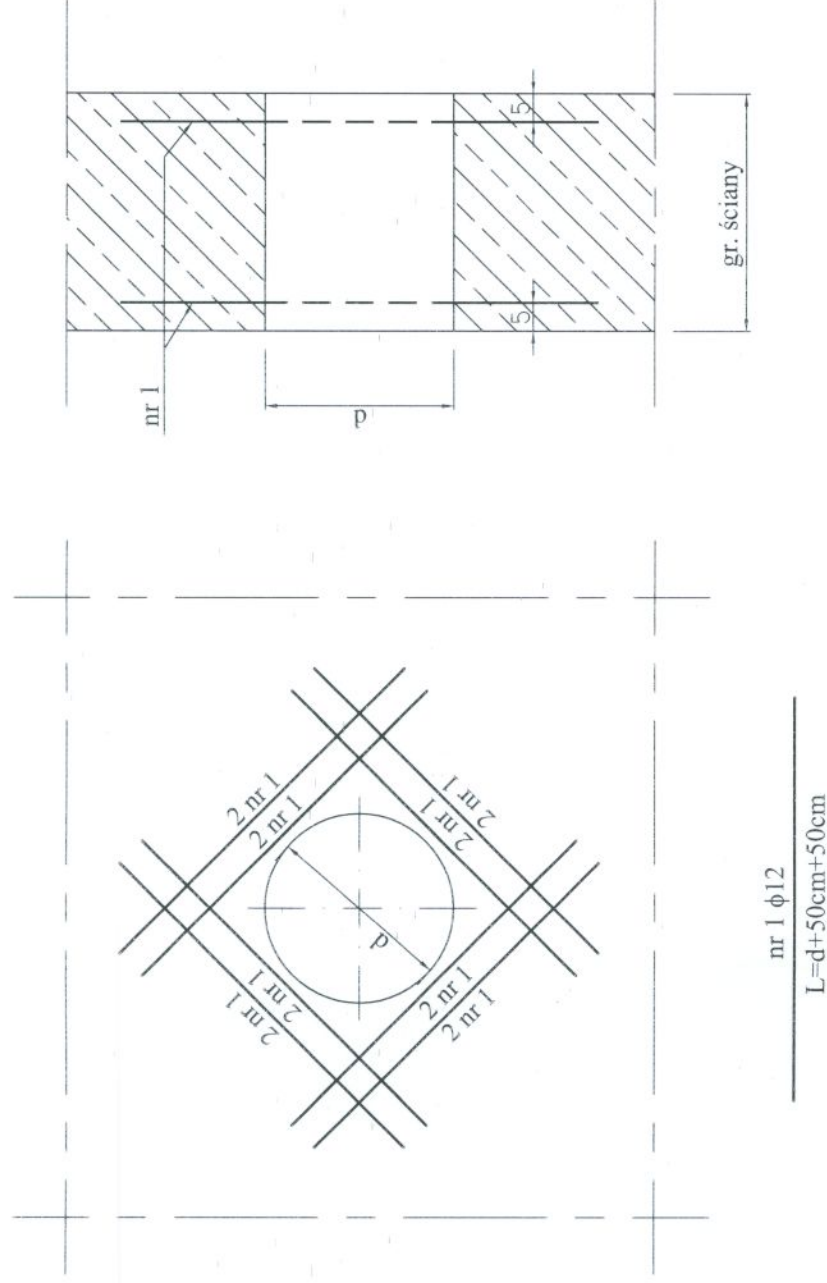

WYKAZ STALI DLA WSZYSTKICH OTWORÓW

Nr	Profil	Długość całkowita [m]	Masa jedn. [kg/m]	Masa 1 szt [kg]	Sztuk	Masa razem [kg]
1	pręt $\phi 12$	82	0.888	---	---	72.81
2						
MASA STALI OGÓŁEM [kg]						72.81

STAL AIII-N (RB500W)

	ZAKŁAD PROJEKTOWO-USŁUGOWY Hauke Bossaka 9 tel./fax: (041) 361-15-38		Nr rys. 13
			Skala: 1 : 10
Obiekt:	MODERNIZACJA OCZYSZCZALNI ŚCIEKÓW W MIEJSCOWOŚCI MOGIELNICA		
Projektant:	PROJEKT WYKONAWCZY		Branża: KONSTRUKCJA
Typu robót:	OB 6 - REAKTOR BILOGICZNY Ilst. - SCHEMAT DOZBROJENIA OTWORÓW W ŚCIANACH DLA $d > 20\text{cm}$		
Opracował:	mgr inż. Dariusz Wójcicki	Nr upr.:	Data: 09.2005
Projektował:	inż. Andrzej Grudzień		KL. 230/90
Sprawił:	mgr inż. Małgorzata Grudzień		KL. 106/93