


# SCHEMAT DOZBROJENIA OTWORÓW W ŚCIANACH DLA $d \geq 20\text{cm}$ Sk. 1:10

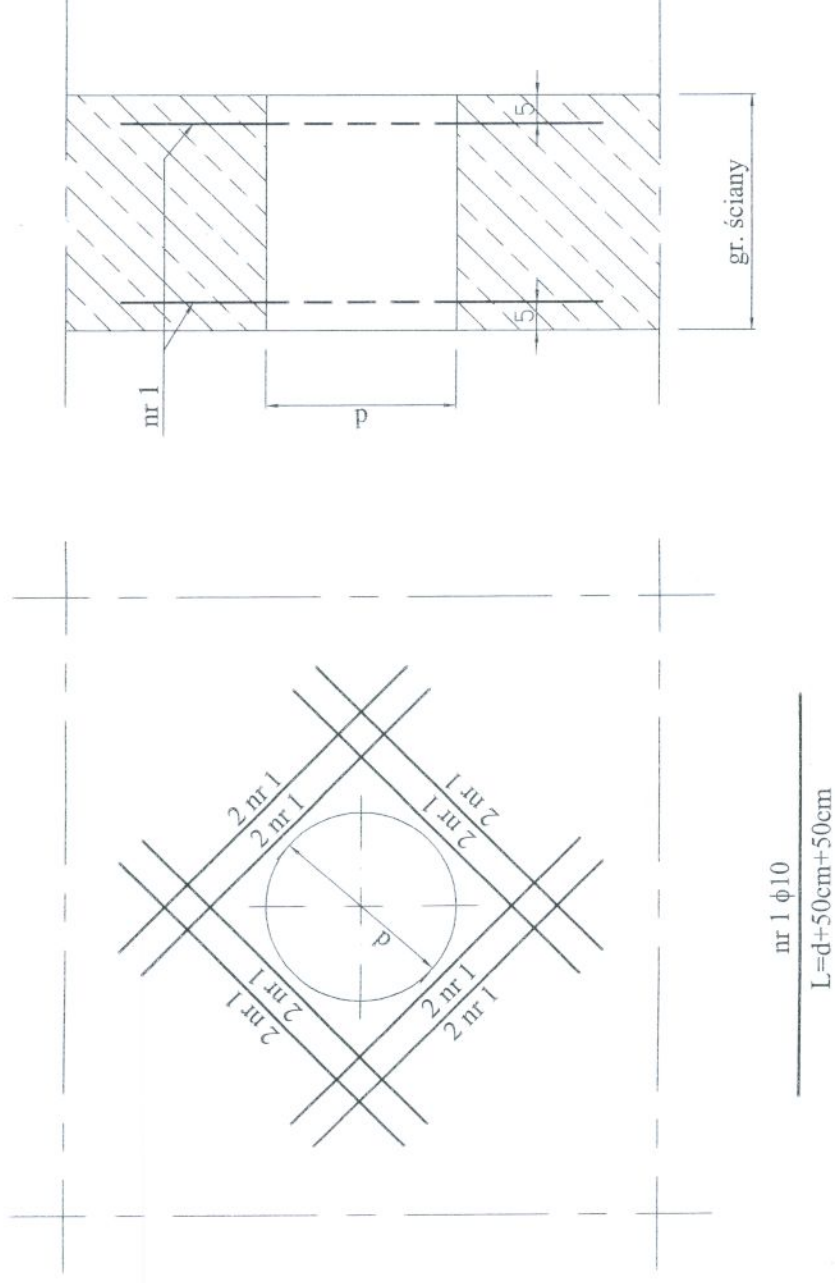

## WYKAZ STALI DLA WSZYSTKICH OTWORÓW

Nr	Profil	Długość całkowita [m]	Masa jedn. [kg/m]	Masa 1 szt [kg]	Sztuk	Masa razem [kg]
1	pręt $\phi$ 10	219.20	0.617	---	---	135,25
2						
<b>MASA STALI OGÓŁEM</b>						<b>135,25</b>

stal zbrojeniowa A-I (St3SX)



ZAKŁAD PROJEKTOWO-USŁUGOWY  
Hauke Bosaka 9  
tel./fax: (041) 361-15-38

Nr rys. 16

Skala: 1 : 10

Obiekt: ROZBUDOWA I MODERNIZACJA OCZYSZCZALNI ŚCIEKÓW KOMUNALNYCH W MOGIELNICY

Projekt: PROJEKT WYKONAWCZY Branża: KONSTRUKCJA

Tytuł rys.: KOMORY ROZDZIAŁU ŚCIEKÓW "KRS1", "KRS2", "KOM. ZASUW-SHEMAT DOZBROJENIA OTWORÓW W ŚCIANACH

Opracował: Nr. umc.: Data: Podpis:

Projektował: inż. Andrzej Grudzień KL 230/90 09.2005

Sprawdził: mgr inż. Małgorzata Grudzień KL 106/93 09.2005