



KANAL TECHNOLOGICZNY - RZUT -ZBROJENIE

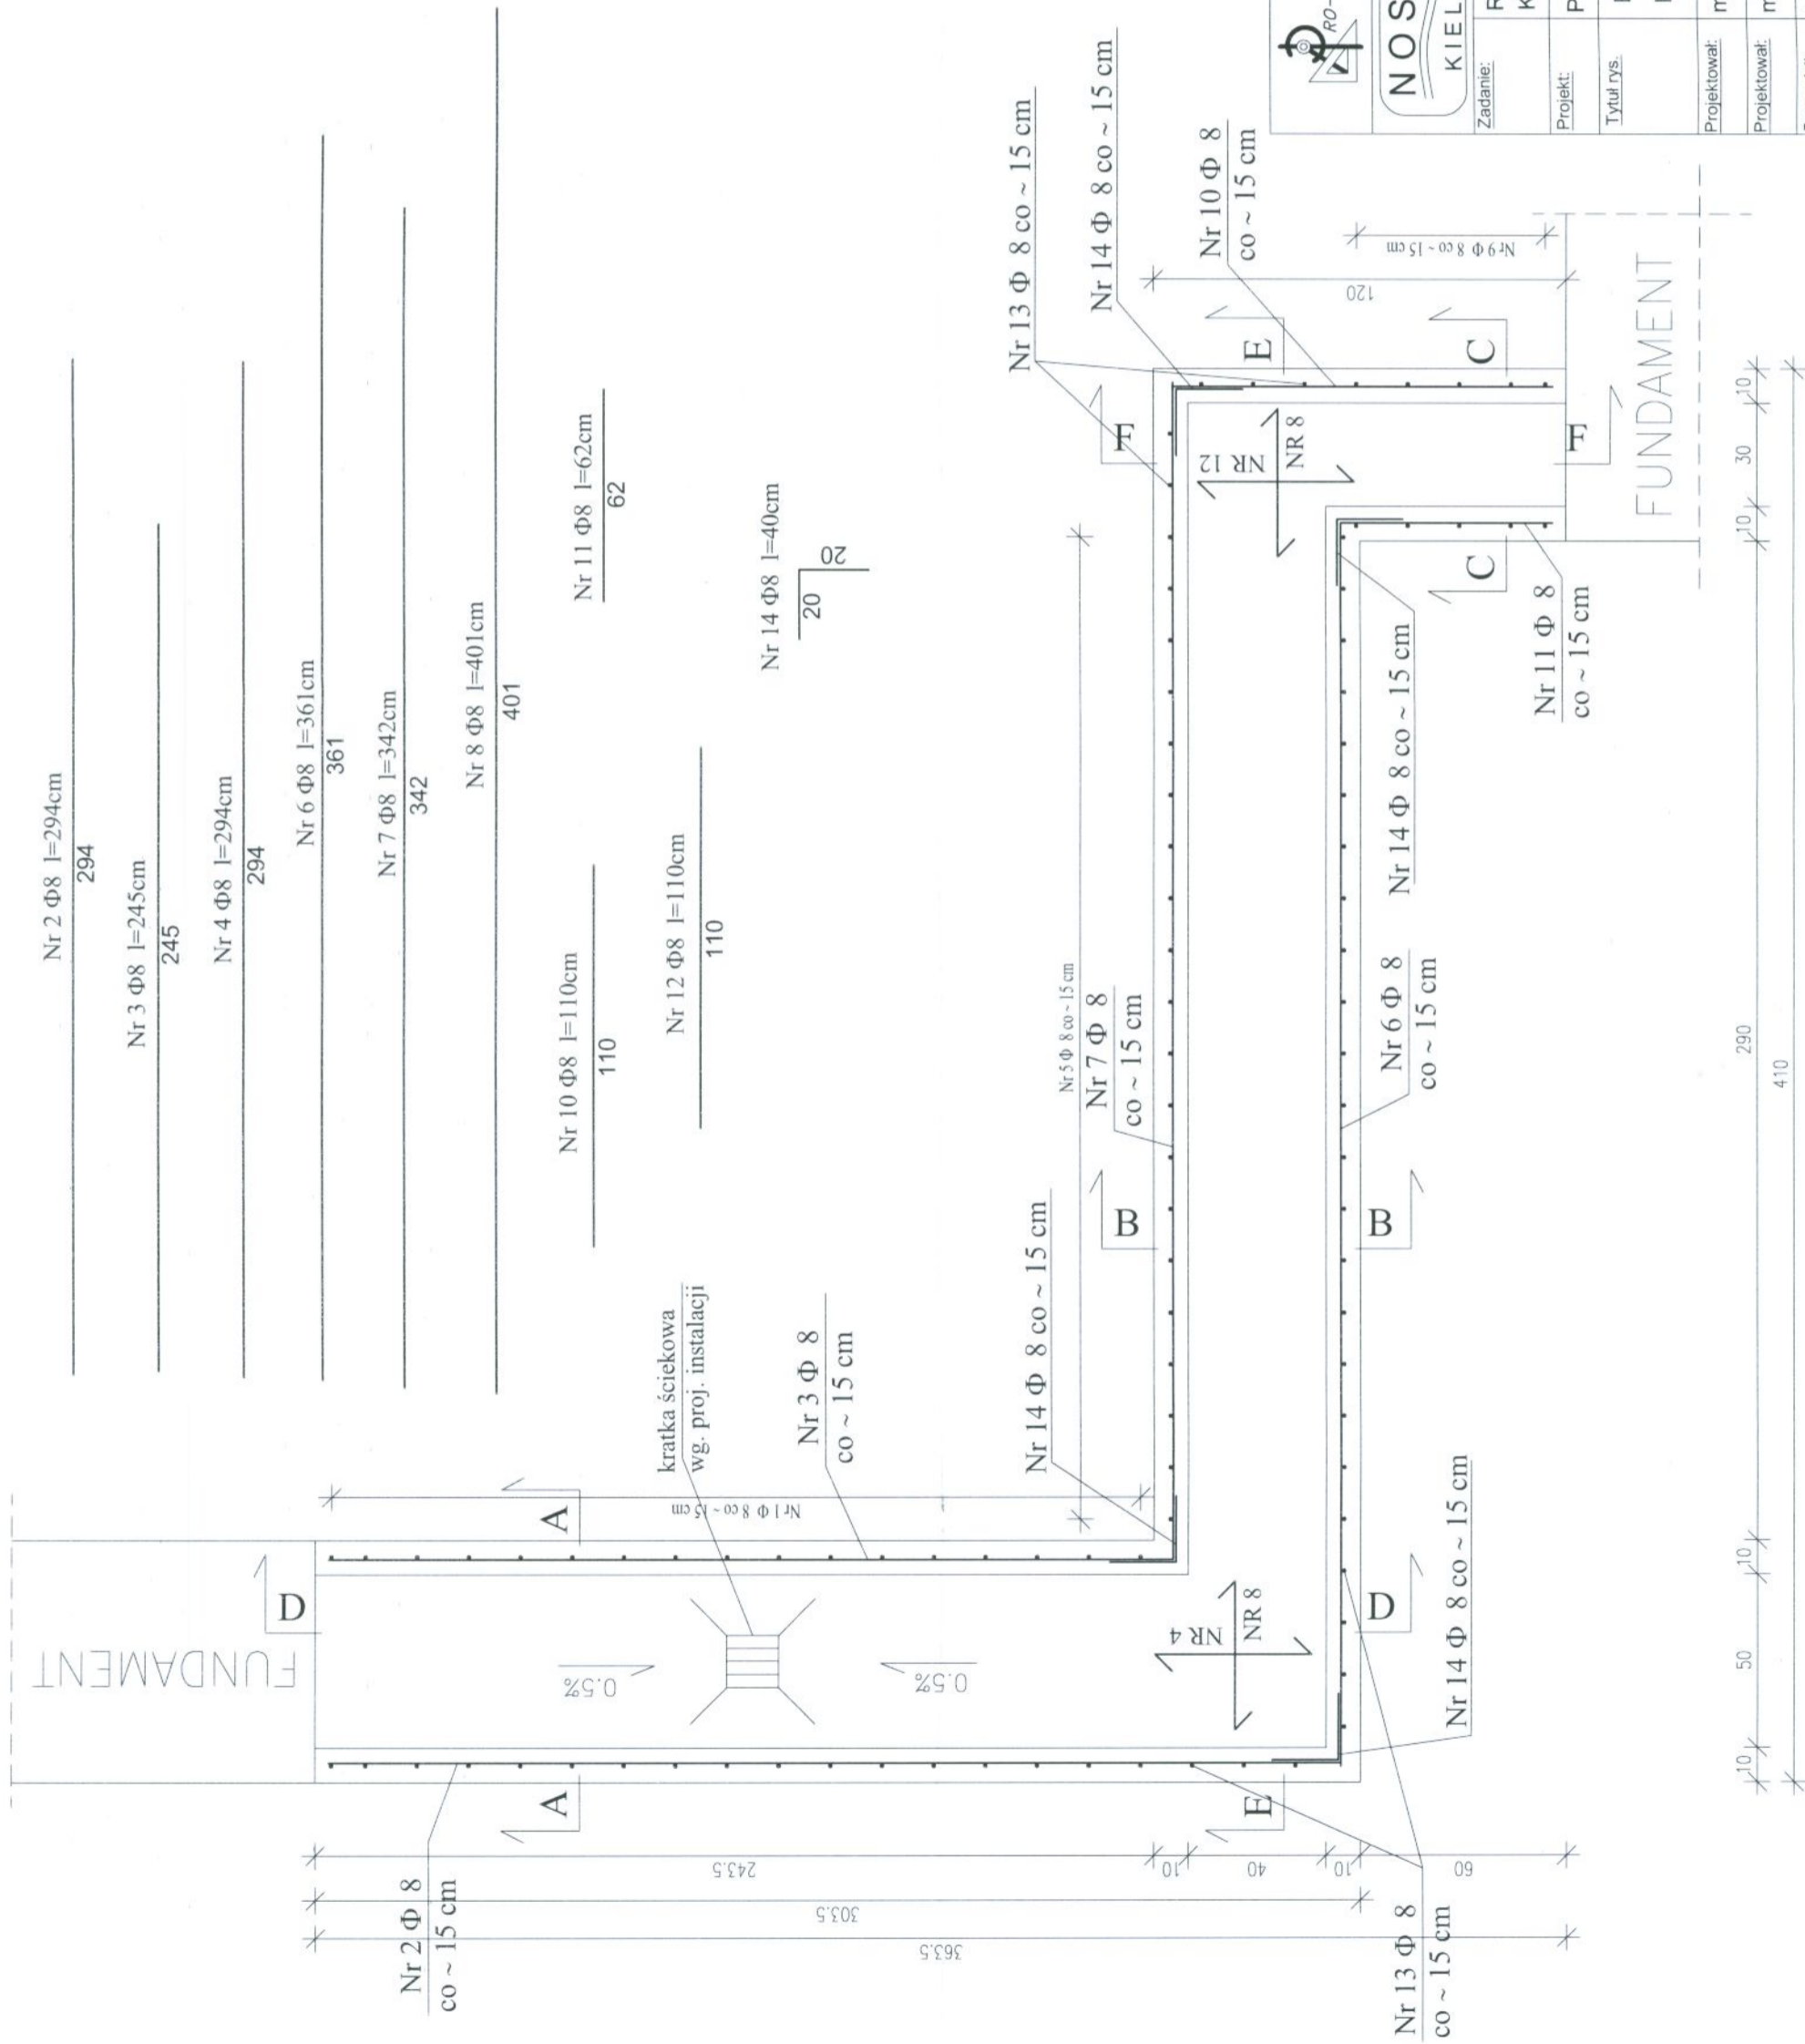

BETON B20 (C16/20)
STAL Φ - 34GS

	BIURO PROJEKTÓW "PRO-DETAN" KIELCE UL. MAZURSKA 60	Nr rys. 17
	ZAKŁAD PROJEKTOWO-USŁUGOWY OCHRONY ŚRODOWISKA	Skala: 1 : 20
Zadanie: ROZBUDOWA I MODERNIZACJA OCZYSZCZALNI ŚCIEKÓW KOMUNALNYCH W MOGIELNICY		
Projekt: PROJEKT WYKONAWCZY		
Tytuł rys. Branża: KONSTRUKCJA		
BUDYNEK TECHNICZNO-SOCJALNY KANAL TECHNOLOGICZNY - RZUT -ZBROJENIE		
Projektował: mgr inż. Małgorzata Grudzień	Nr upr. KL 106/93	Data 09.2005
Projektował: mgr inż. Wojciech R. Król		09.2005
Sprawił: inż. Andrzej Grudzień	KL 230/90	09.2005