


BUDYNEK TECHNOLOGICZNO-SOCJALNY  
URZĄDZENIE PIORUNOCHRONNE  
SKALA 1:100

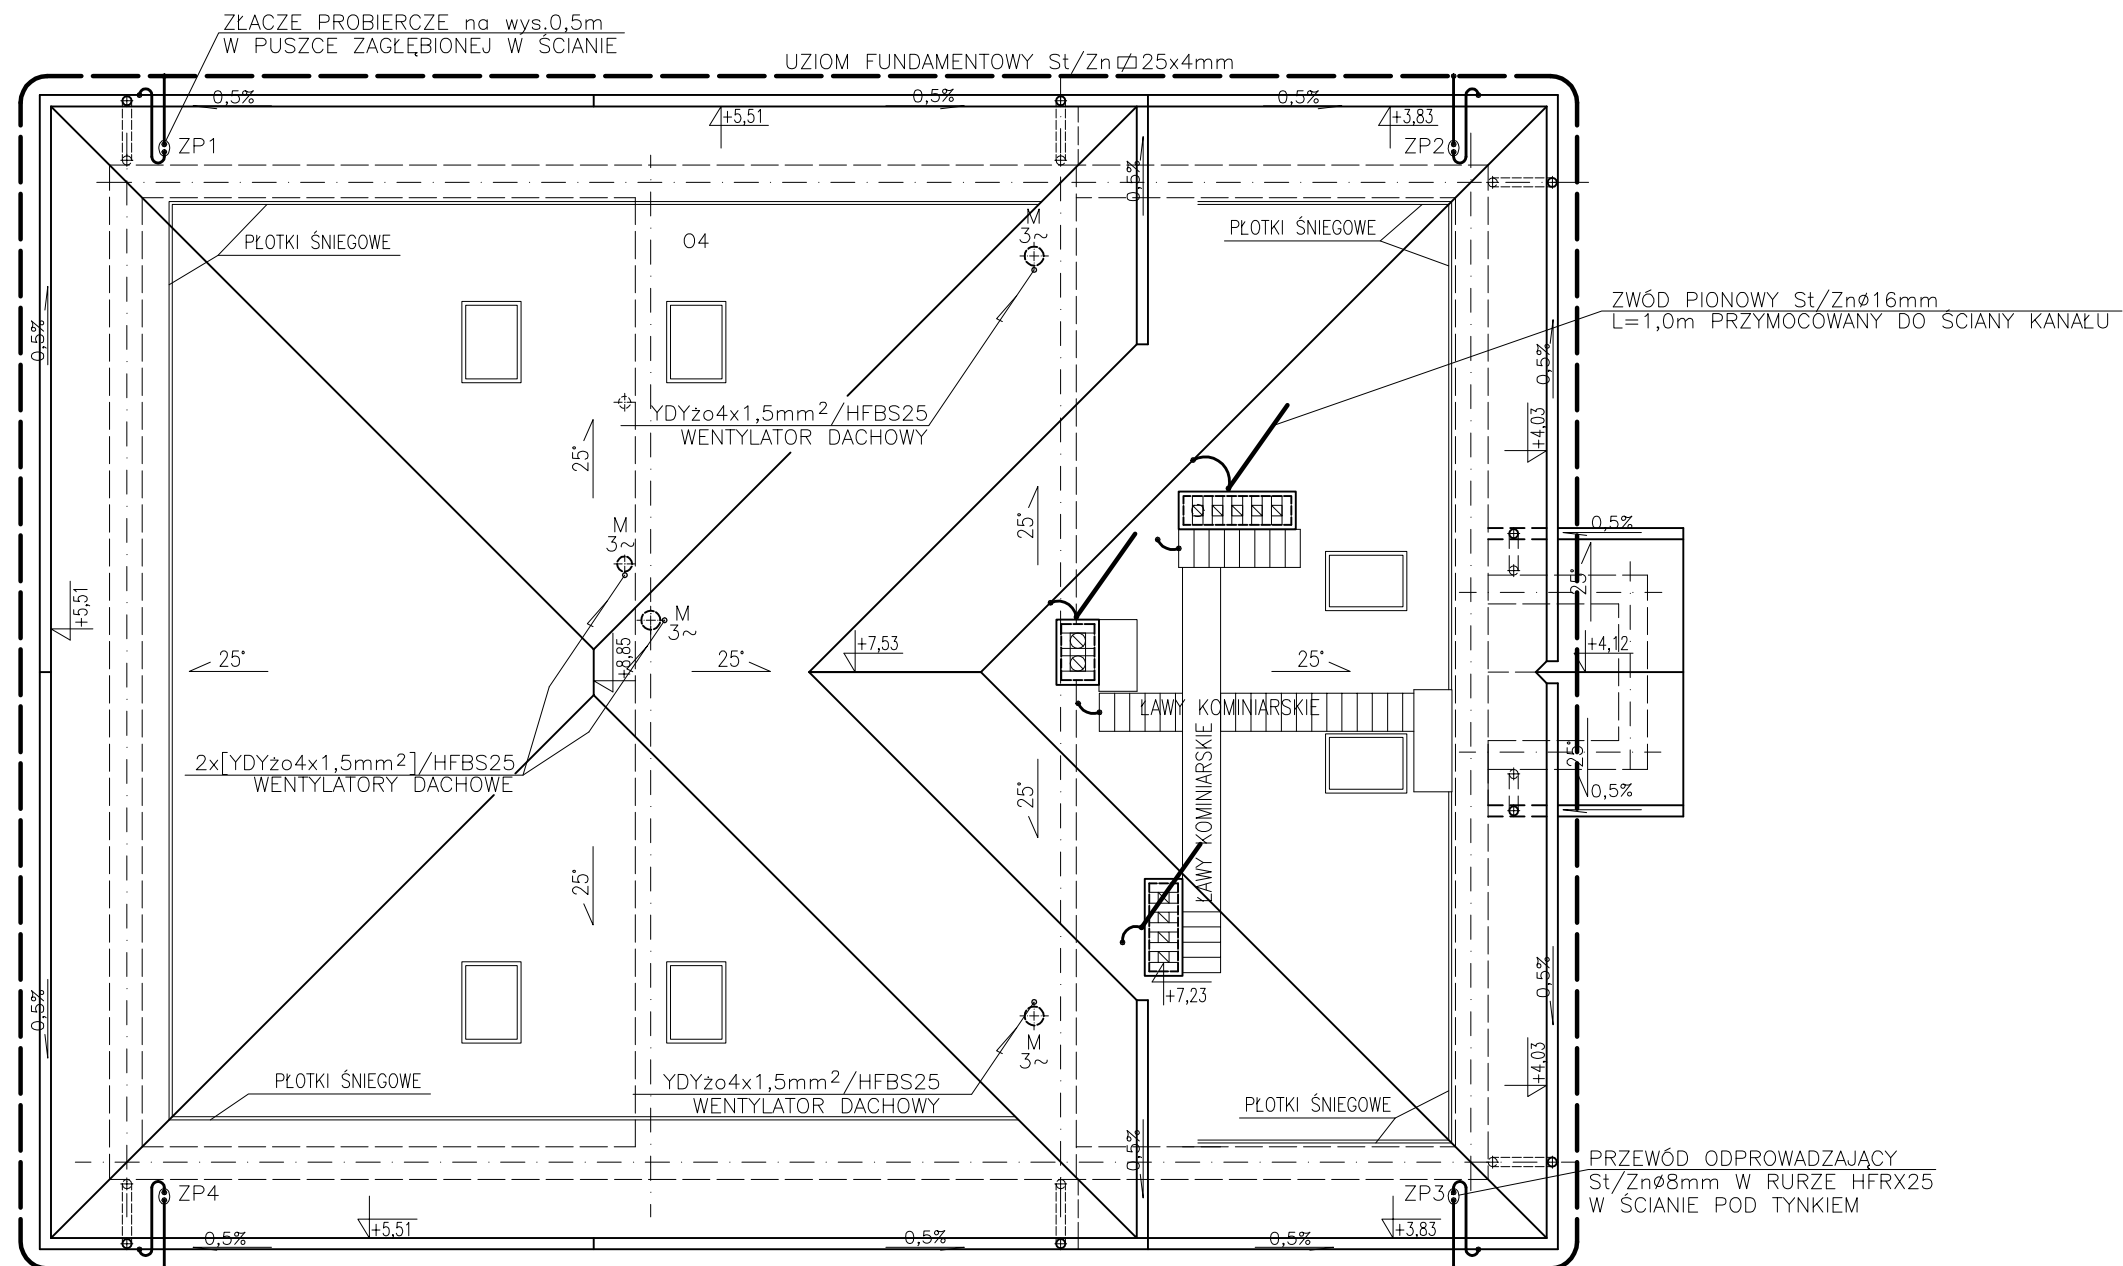

UWAGA: INSTALACJĘ PIORUNOCHRONNĄ WYKONAĆ ZGODNIE Z OPISEM

 KIELCE		Zakład Projektowo – Usługowy Ochrony Środowiska		Nr rys. <b>31</b>
				Skala: <b>1:100</b>
Obiekt	ROZBUDOWA I MODERNIZACJA OCZYSZCZALNI ŚCIEKÓW KOMUNALNYCH W MOGIELNICY			
Projekt	PROJEKT WEWNĘTRZNYCH LINII KABLOWYCH ZASILAJĄCYCH STEROWNICZYCH I OŚWIETLENIA TERENU			
Tytuł rys.	BUDYNEK TECHNOLOGICZNO SOCJALNY –RZUT DACHU URZĄDZENIE PIORUNOCHRONNE			
Projektował	inż. MAREK CZWARTOSZ	Nr upr. KL-186/94	Data 10.2005	Podpis
Opracował	mgr inż. PAWEŁ TKACZEWSKI	-	10.2005	
Sprawdził	mgr inż. MICHAŁ ŁAPIŃSKI	180/KL/72	10.2005	