


STACJA DMUCHAW II° INSTALACJE ELEKTRYCZNE SKALA 1:50

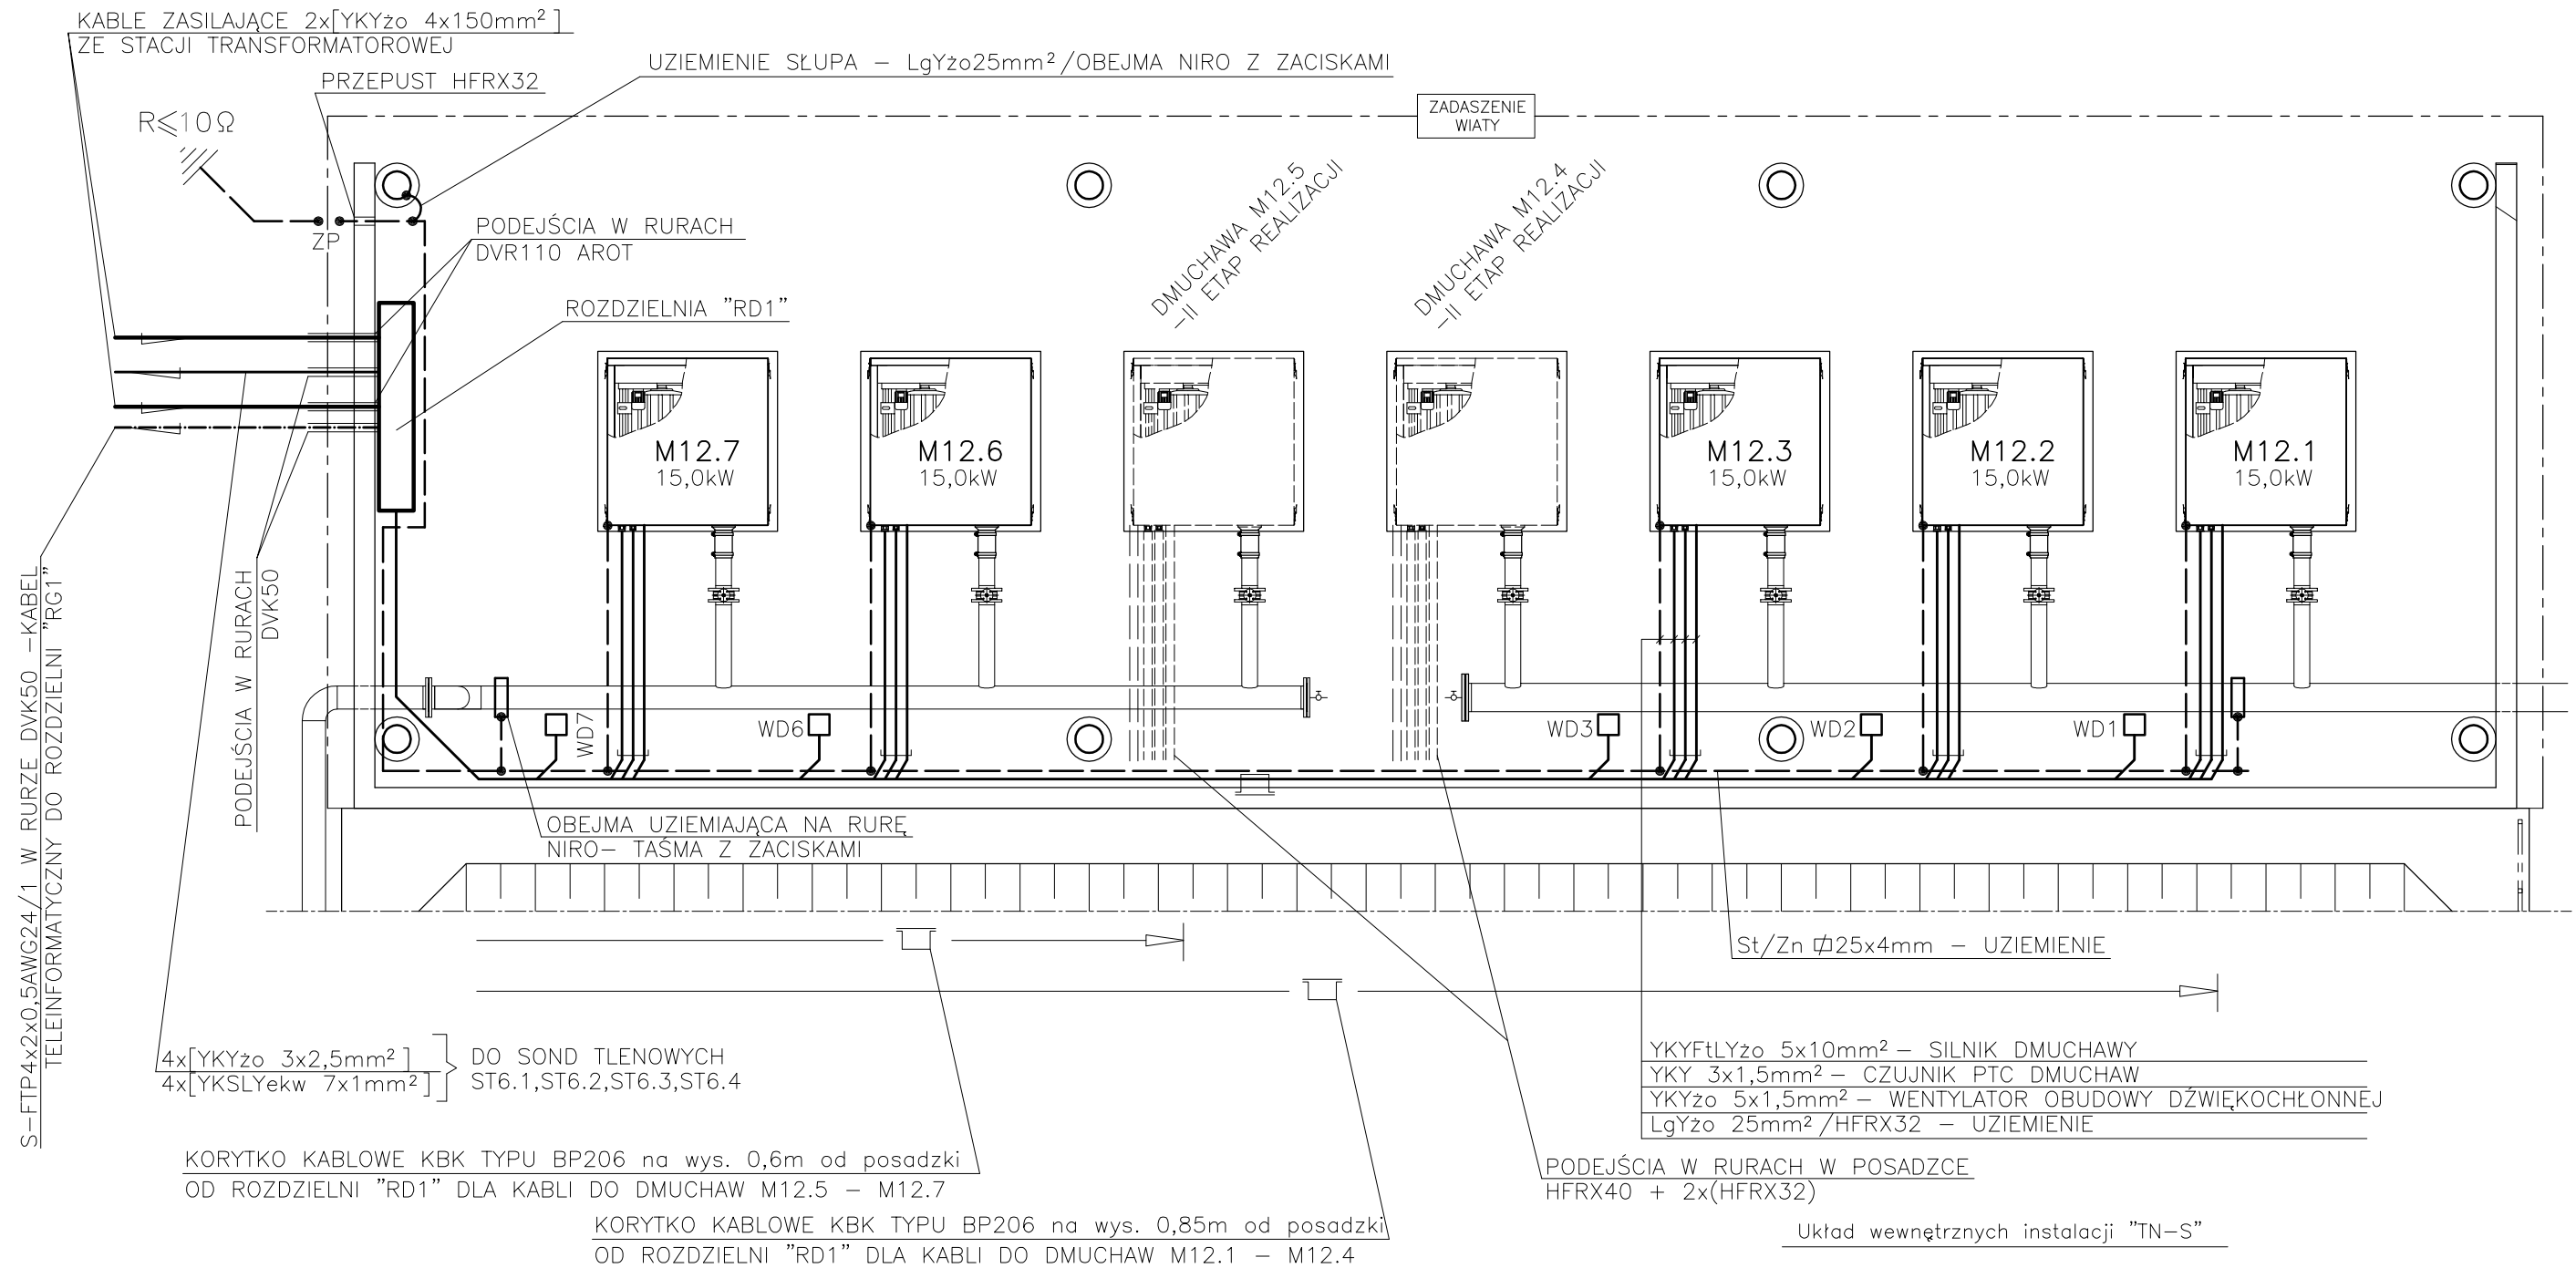

 KIELCE		Zakład Projektowo – Usługowy Ochrony Środowiska		Nr rys. 33
				Skala: 1:50
Obiekt	ROZBUDOWA I MODERNIZACJA OCZYSZCZALNI ŚCIEKÓW KOMUNALNYCH W MOGIELNICY			
Projekt	PROJEKT WEWNĘTRZNYCH LINII KABLOWYCH ZASILAJĄCYCH STEROWNICZYCH I OŚWIETLENIA TERENU			
Tytuł rys.	STACJA DMUCHAW II° – INSTALACJE ELEKTRYCZNE ETAP I			
Projektował	inż. MAREK CZWARTOSZ	Nr upr. KL-186/94	Data 11.2005	Podpis
Poradował	mgr inż. PAWEŁ TKACZEWSKI	-	11.2005	
Sprawdził	mgr inż. MICHAŁ ŁAPIŃSKI	180/KL/72	11.2005	