


REAKTOR BIOLOGICZNY II°  
 OSADNIKI WTÓRNE II°  
 POMPOWNA OSADU II°  
 RZUT  
 INSTALACJE ELEKTRYCZNE  
 SKALA 1:100

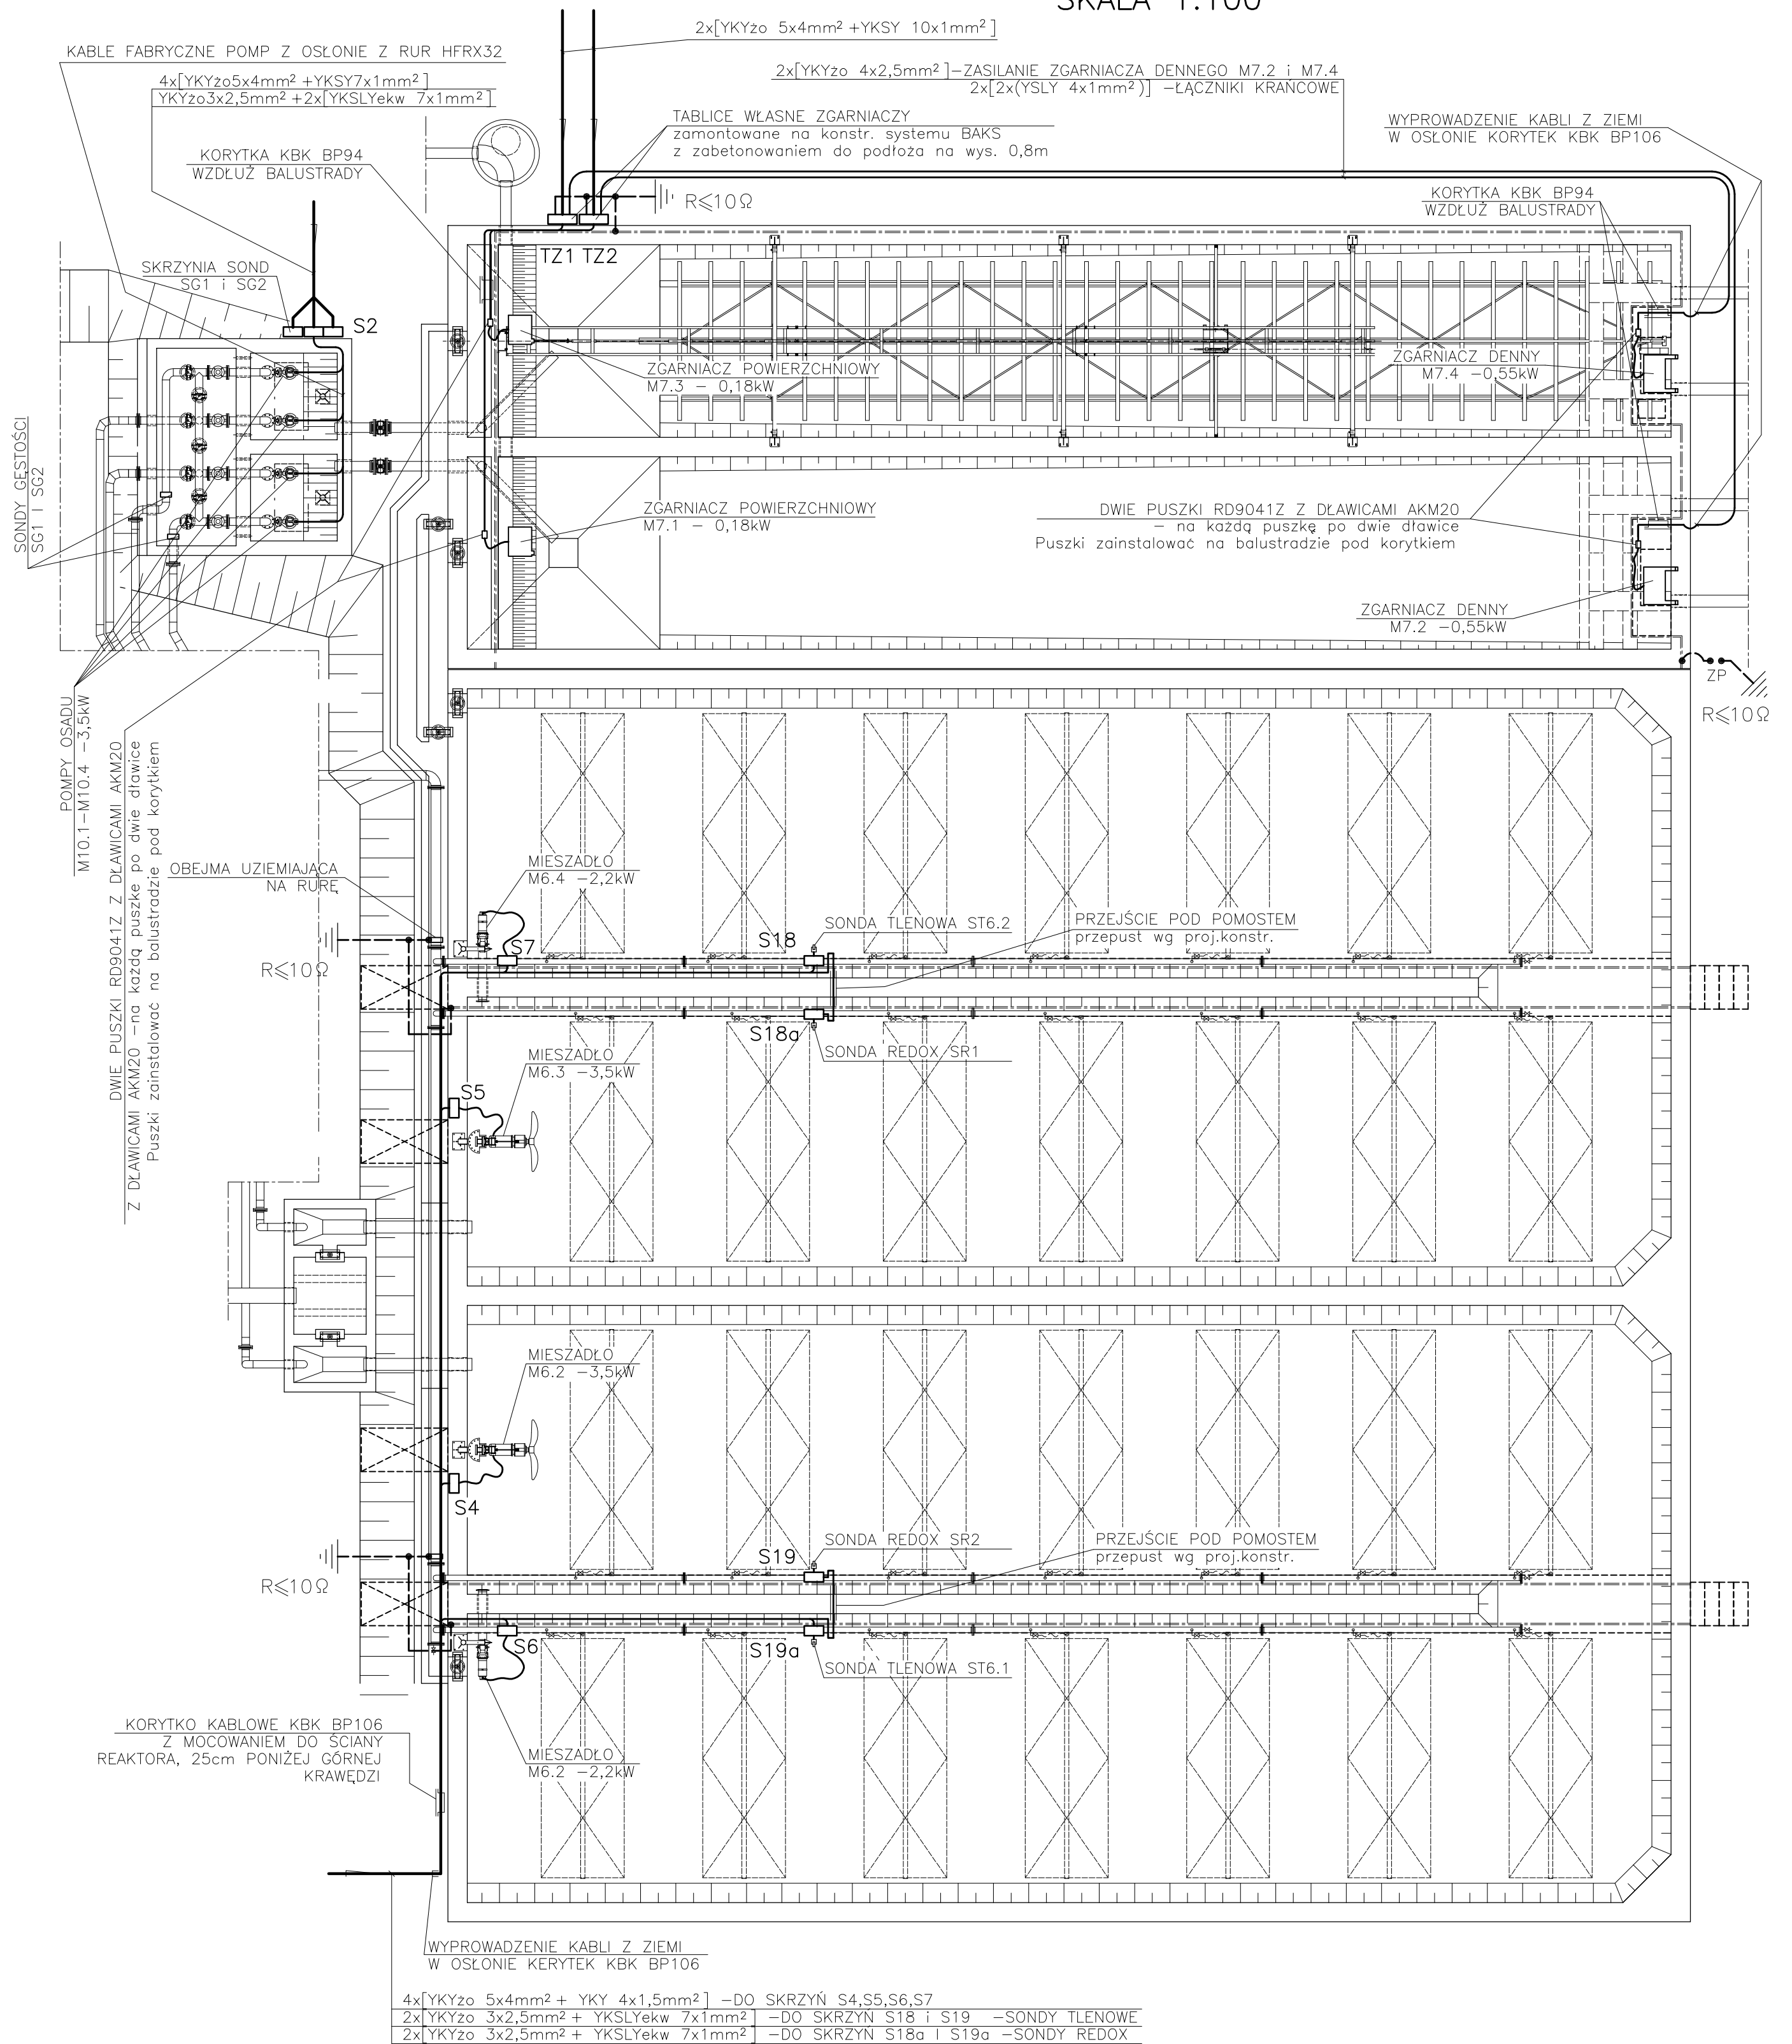

Układ wewnętrznych instalacji "TN-S"

		Zakład Projektowo - Usługowy Ochrony Środowiska		Nr rys. <b>37</b>
		KIELCE		Skala: <b>1:100</b>
Obiekt	ROZBUDOWA I MODERNIZACJA OCZYSZCZALNI ŚCIEKÓW KOMUNALNYCH W MOGIELNICY			
Projekt	PROJEKT WEWNĘTRZNYCH LINII KABLOWYCH ZASILAJĄCYCH STEROWNICZYCH I OŚWIETLENIA TERENU			
Tytuł rys.	RAEKTOR BIOLOGICZNY II-go STOPNIA - RZUT INSTALACJE ELEKTRYCZNE			
Projektował	inż. MAREK CZWARTOSZ	Nr upr. KL-186/94	Data 10.2005	Podpis
Opracował	mgr inż. PAWEŁ TKACZEWSKI	-	10.2005	
Sprawdził	mgr inż. MICHAŁ ŁAPIŃSKI	180/KL/72	10.2005	