
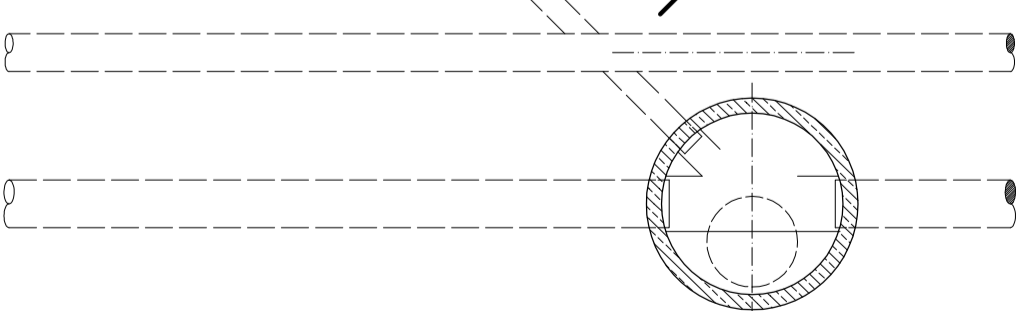


# ZBIORNIK UŚREDNIAJĄCO-BUFOROWY INSTALACJE ELEKTRYCZNE SKALA 1:50

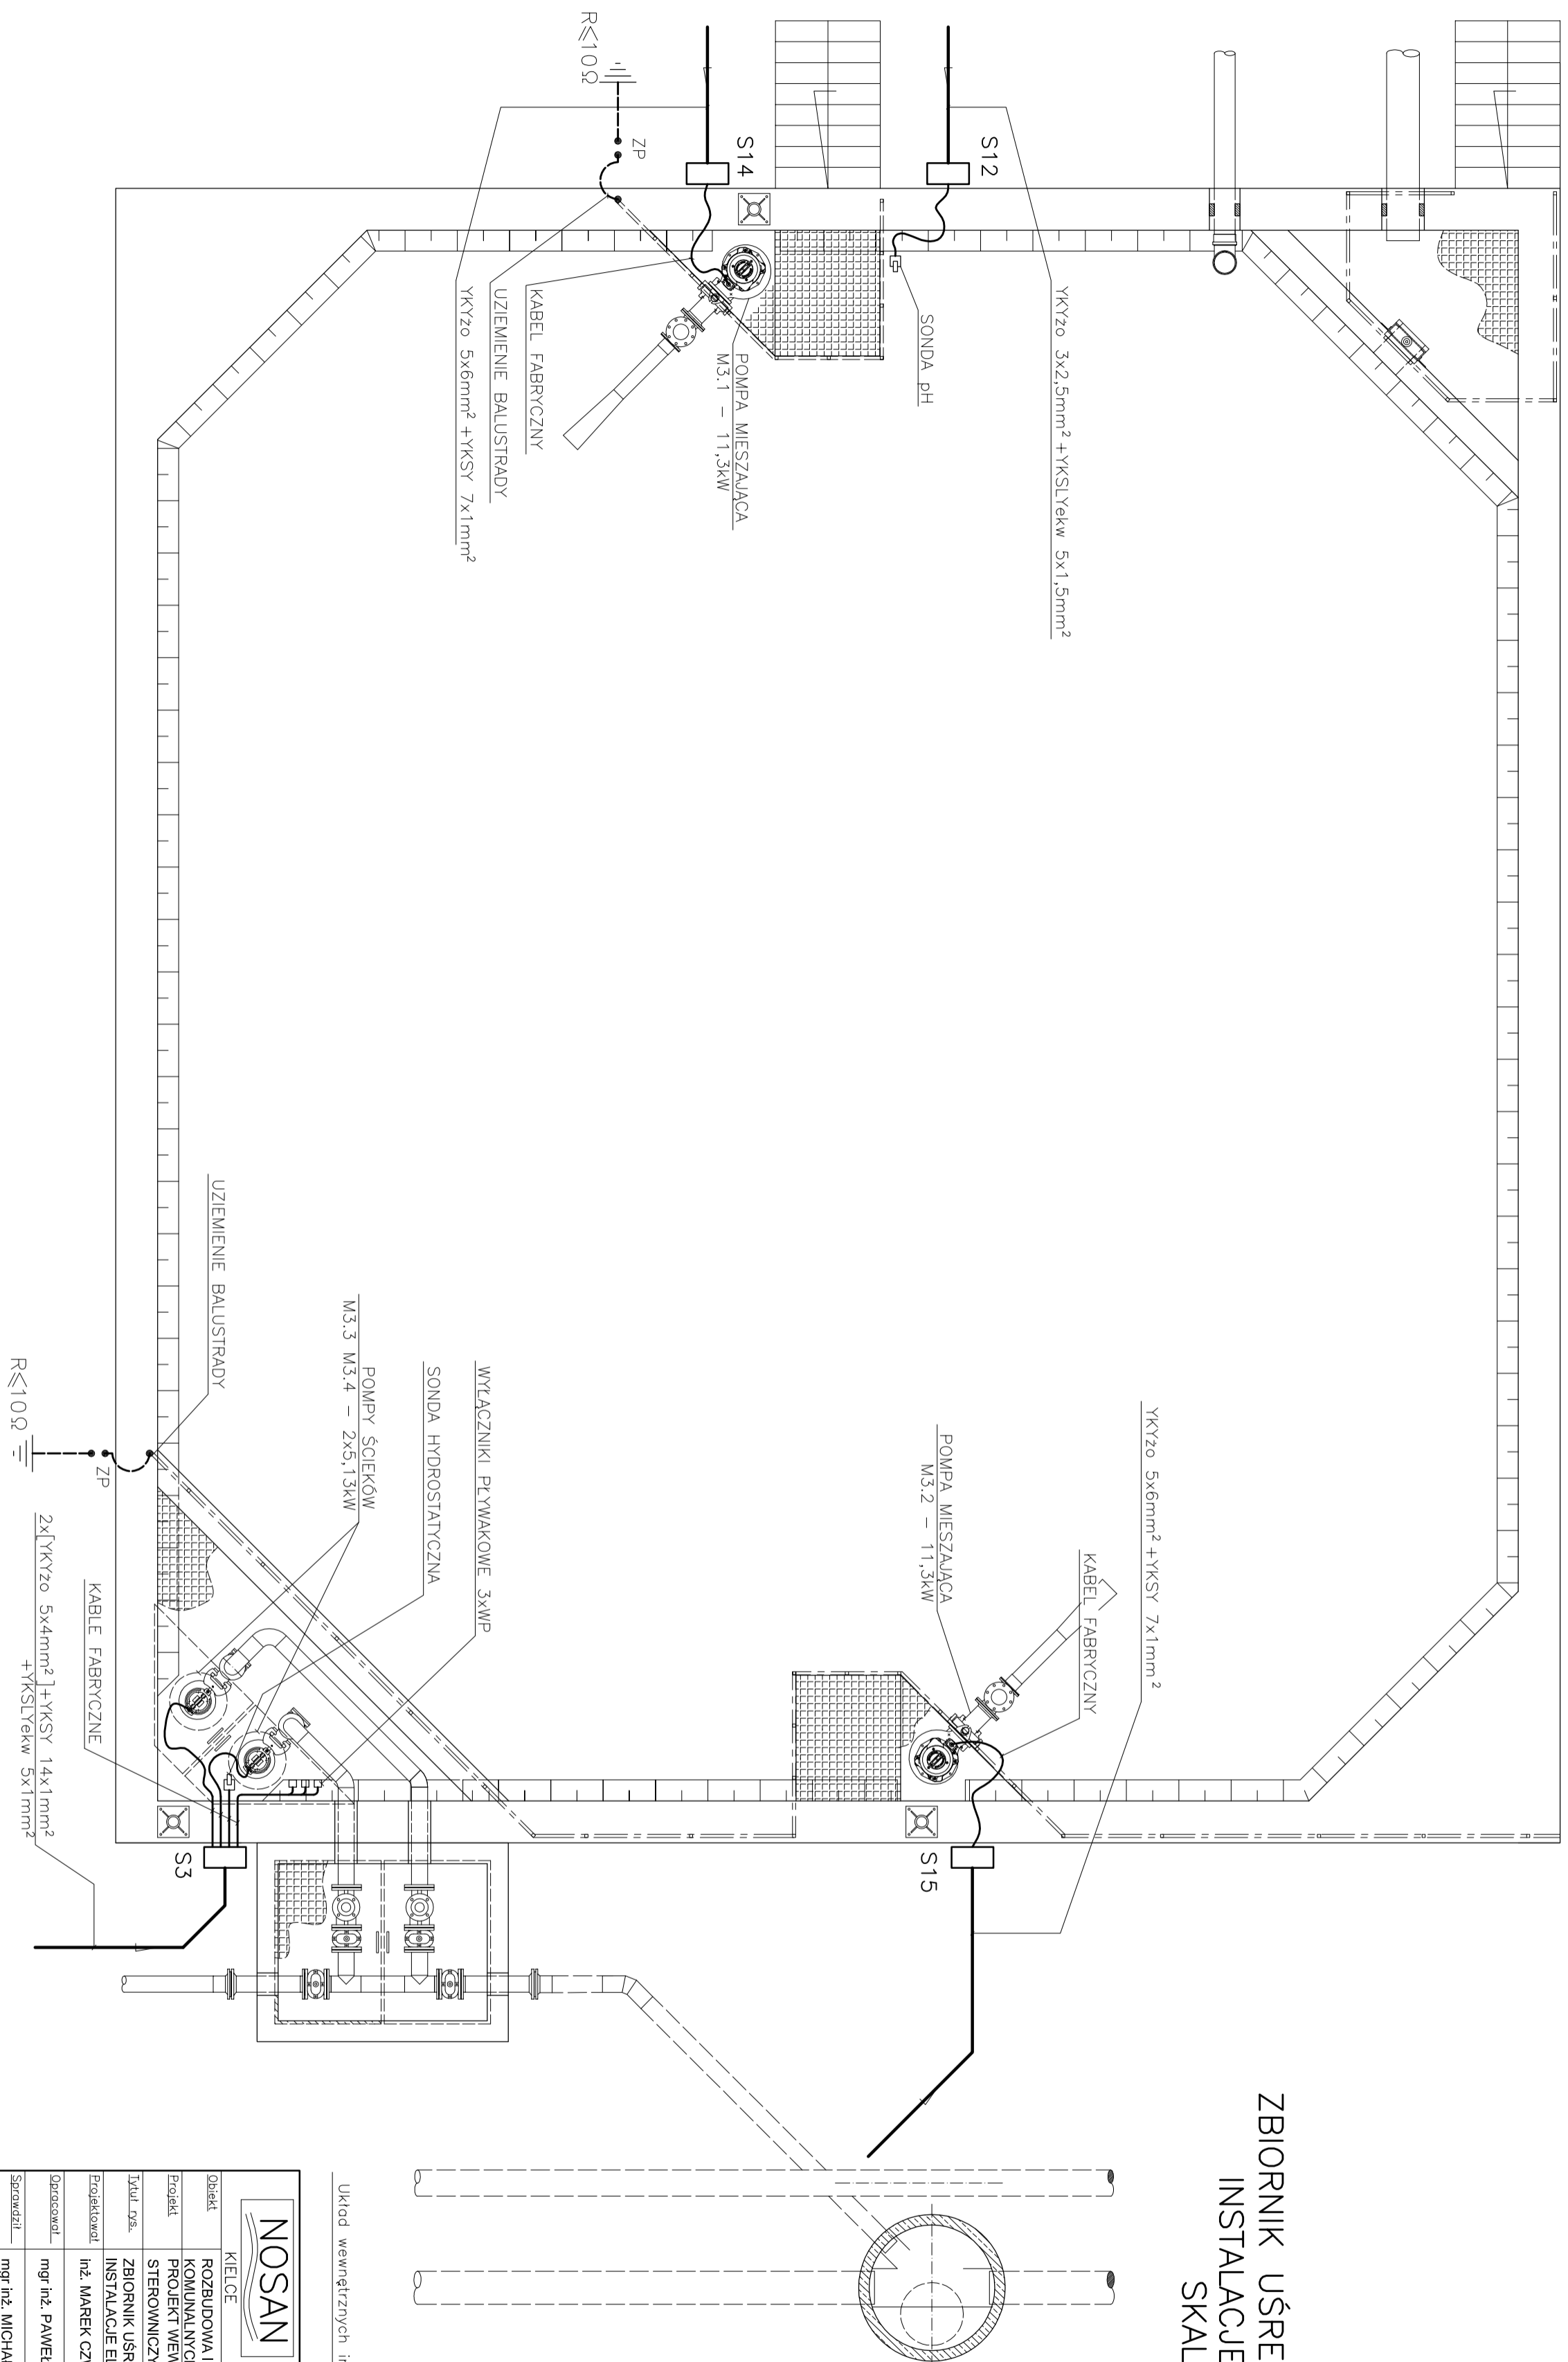

Układ wewnętrznych instalacji "N-S"

	Zakład	Nr. D/S
	Projektowo – Usługowy	40
Kielce	Ochrony Środowiska	Skala: 1:50
ROZBUDOWA I MODERNIZACJA OCZYSZCZALNI ŚCIEKÓW KOMUNALNYCH W MIOGIELNICY PROJEKT WEWNĘTRZNYCH LINII KABLOWYCH ZASILAJĄCYCH STEROWNICZYCH I OŚWIETLENIA TERENU		
Tytuł D/S: ZBIORNIK UŚREDNIAJĄCO - BUFOROWY - RZUT INSTALACJE ELEKTRYCZNE		
Projektował	Inż. MAREK CZWARTOSZ	Nr. upr. KL-186/94 Data: 10.2005 Podpis:
Opracował	mgr inż. PAWEŁ TKACZEWSKI	- 10.2005
Sprawdził	mgr inż. MICHAŁ LAPINSKI	180/KL/72 10.2005