



STANOWISKO ZLEWCZE ŚCIEKÓW KOMUNALNYCH INSTALACJE ELEKTRYCZNE SKALA 1:50

RZUT

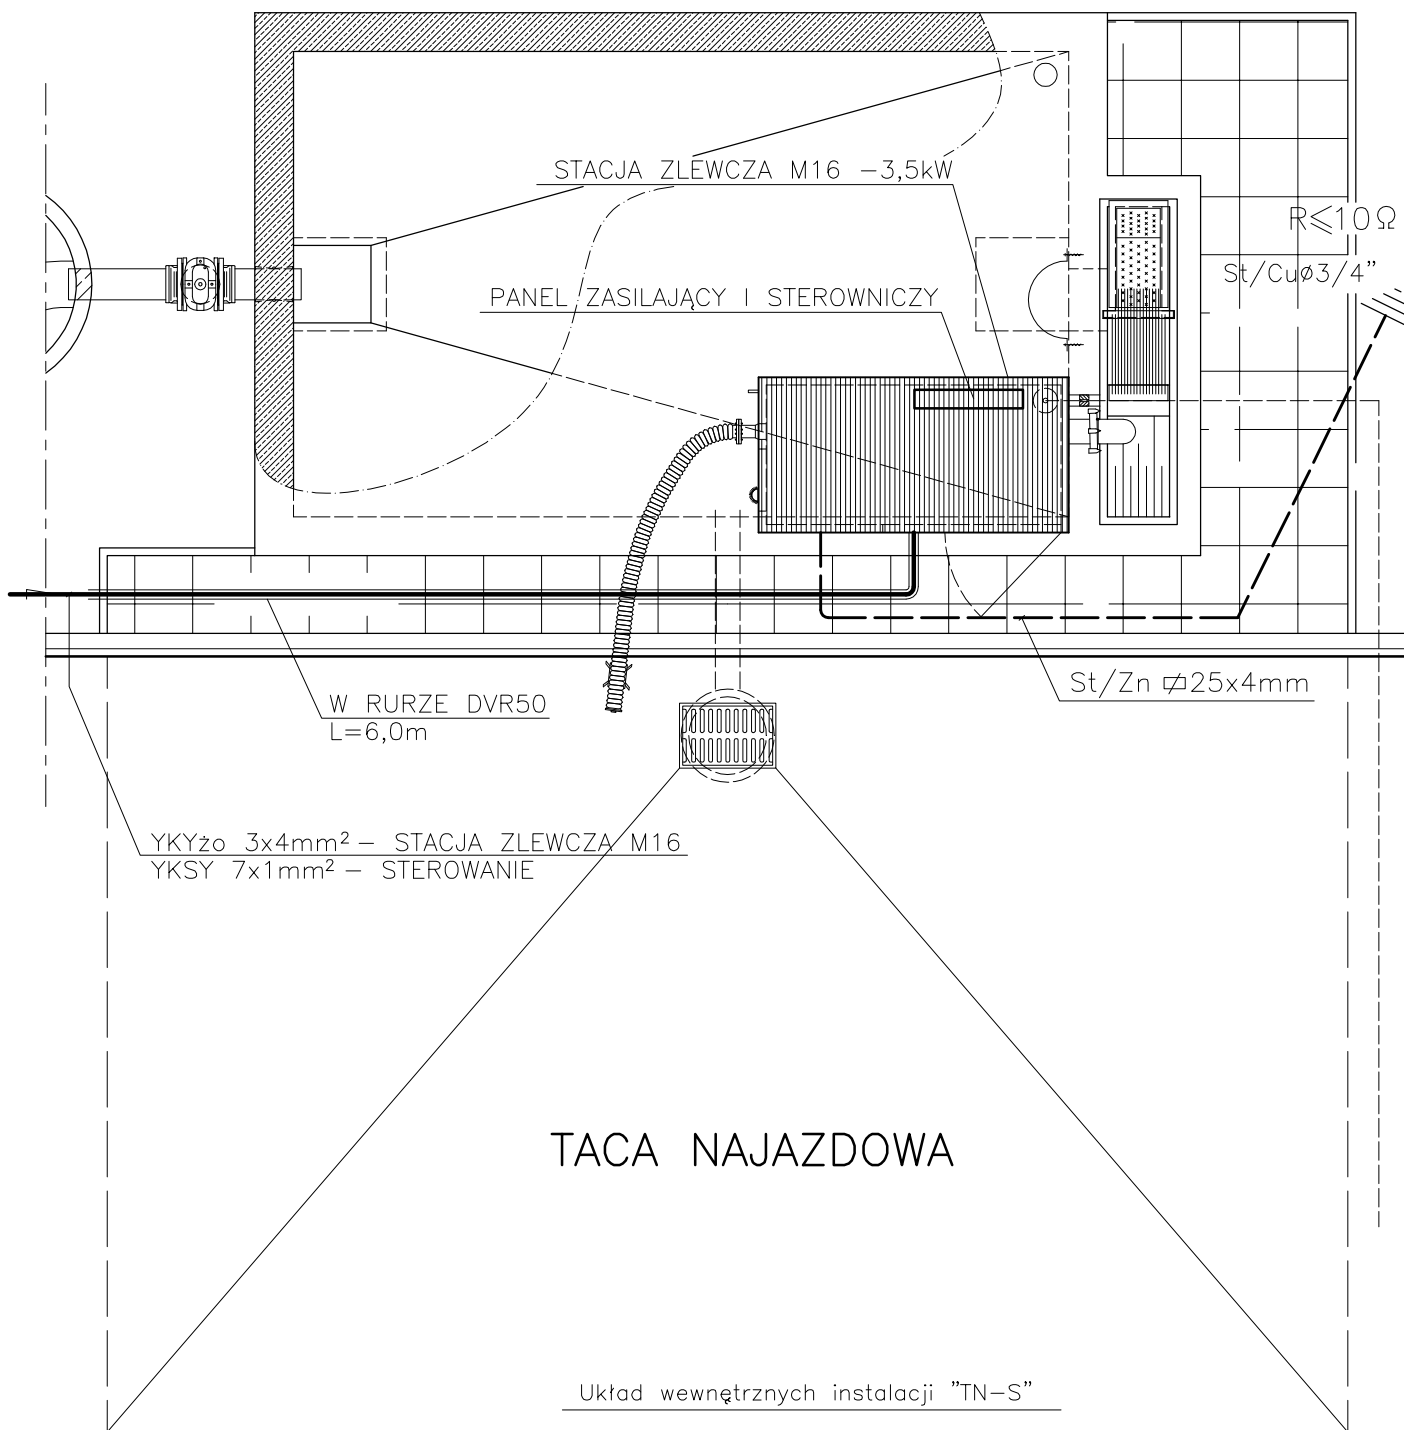

 KIELCE		Zakład Projektowo – Usługowy Ochrony Środowiska		Nr rys. 43
				Skala: 1:50
Obiekt	ROZBUDOWA I MODERNIZACJA OCZYSZCZALNI ŚCIEKÓW KOMUNALNYCH W MOGIELNICY			
Projekt	PROJEKT WEWNĘTRZNYCH LINII KABLOWYCH ZASILAJĄCYCH STEROWNICZYCH I OŚWIETLENIA TERENU			
Tytuł rys.	STANOWISKO ZLEWCZE ŚCIEKÓW KOMUNALNYCH INSTALACJE ELEKTRYCZNE			
Projektował	inż. MAREK CZWARTOSZ	Nr upr. KL-186/94	Data 10.2005	Podpis
Opracował	mgr inż. PAWEŁ TKACZEWSKI	-	10.2005	
Sprawdził	mgr inż. MICHAŁ ŁAPIŃSKI	180/KL/72	10.2005	